

市長室	T x 6
	E1 x 12
	E4 x 1
副市長室	T x 6
	E1 x 12
	E4 x 4
応接室	T x 6
	E1 x 12
	E4 x 4

行議室	B x 30
大会議室	A2 x 72
待合室	F2 x 4
廊下3-4	A1 x 4
	A3 x 4
	Z x 4
	HH3 x 31
倉庫3-4	I1 x 2
倉庫3-3	I1 x 1

仮眠室(女)	F2 x 3
仮眠室(男)	F2 x 5
更衣室3	F2 x 1
更衣室2	F2 x 1
更衣室1	F2 x 1
MWC3-2	F2 x 5
	E1 x 2
	E3 x 2
SK	F2 x 1
FWC3-2	F2 x 3
	E2 x 2

階段C廻り	U x 4
	AA3 x 2
厚生室2	Z x 6
廊下3-3	A2 x 4
	A3 x 8
厚生室1	F2 x 6
専室3-1	H x 13

執務室3-A	CC1 x 168
	U x 60
	AA1 x 15
	AA2 x 71
ELVホール3-1	A1 x 2
	A2 x 7
	E1 x 2
	E4 x 3
MWC3-1	F2 x 3
	E1 x 2
	E2 x 1
FWC3-1	F2 x 5
	E2 x 2

相談室3-1	F1 x 4
会議室3-1	I1 x 2
HCWC3-1	F2 x 2
廊下3-1	F2 x 1
MWC3-1前廊下	F2 x 4
階段室A	F2 x 2
	E1 x 2
	E3 x 1


ラウンジ3-1	A1 x 8
	A2 x 8
	AA3 x 4
執務室3-B	CC1 x 288
	U x 68
	AA1 x 15
	AA2 x 105

会議室3-1	A1 x 8
	A2 x 8

会議室3-2	A1 x 6
	A2 x 6

ラウンジ3-2	A2 x 19
	AA3 x 9
階段室B	F2 x 2
	E1 x 2
	E3 x 1

作業室	CC1 x 14
執務室3-C	CC1 x 116
	U x 32
	AA1 x 5
	AA2 x 52
給湯室3-1	F2 x 2
	BB x 1
測定室	B x 4
会議室3-3	B x 6
機械室3-1	K x 5
階段室B	F2 x 2
	E1 x 2
	E3 x 1
廊下3-2	F2 x 11
ELVホール3-2	F2 x 4
EPS	L x 2
DSPS	L x 1

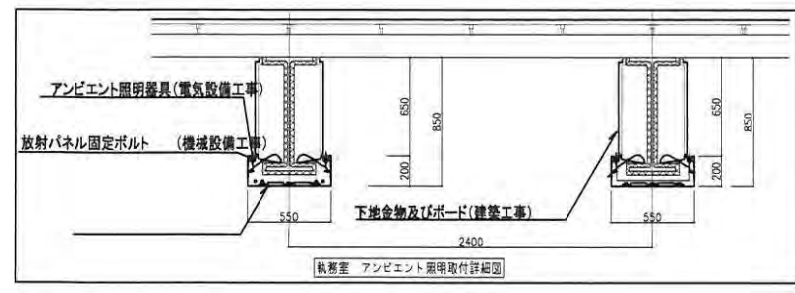


展望テラス	正副議長室
D x 6	B x 14
委員会室2	委員会室1
B x 21	B x 27
廊下4-7	廊下4-7
A2 x 4	A3 x 16
議会書庫	議会図書室
A1 x 4	A1 x 10
A3 x 2	A3 x 5
待客ロビー	HCWC4-2
LN1c x 12	F2 x 2
TL1 x 6	
親子休憩席他	親子休憩席他
F2 x 6	F2 x 4
LN1c x 11	
LN1b x 11	
LN1b x 11	
LN1a x 11	
廊下4-6	
Z x 1	
HH3 x 31	



議場	議場
LN1c x 6	LN1c x 6
控室	機械室4-2
F2 x 5	K x 3


ラウンジ4-3	議員控室6	相談室4-4	議員控室5
Z x 12	A1 x 4	A1 x 4	A1 x 4
HH3 x 6	A2 x 2	A2 x 2	A2 x 2
AA3 x 2	A3 x 2	A3 x 2	A3 x 2
給湯室4-2	倉庫4-3	FWC4-2	MWC4-2
F2 x 2	I1 x 4	F2 x 1	F2 x 1
		E2 x 2	E2 x 2
廊下4-5	廊下4-3		
F2 x 5	F2 x 10		

廊下4-4	議員控室4	議員控室3	
A1 x 1	B x 12	B x 12	
A2 x 3			
A3 x 28			
テラス4-3	議員控室2	議員控室1	相談室4-3
Y x 6	B x 18	B x 18	B x 12
テラス4-4			
Y x 6			

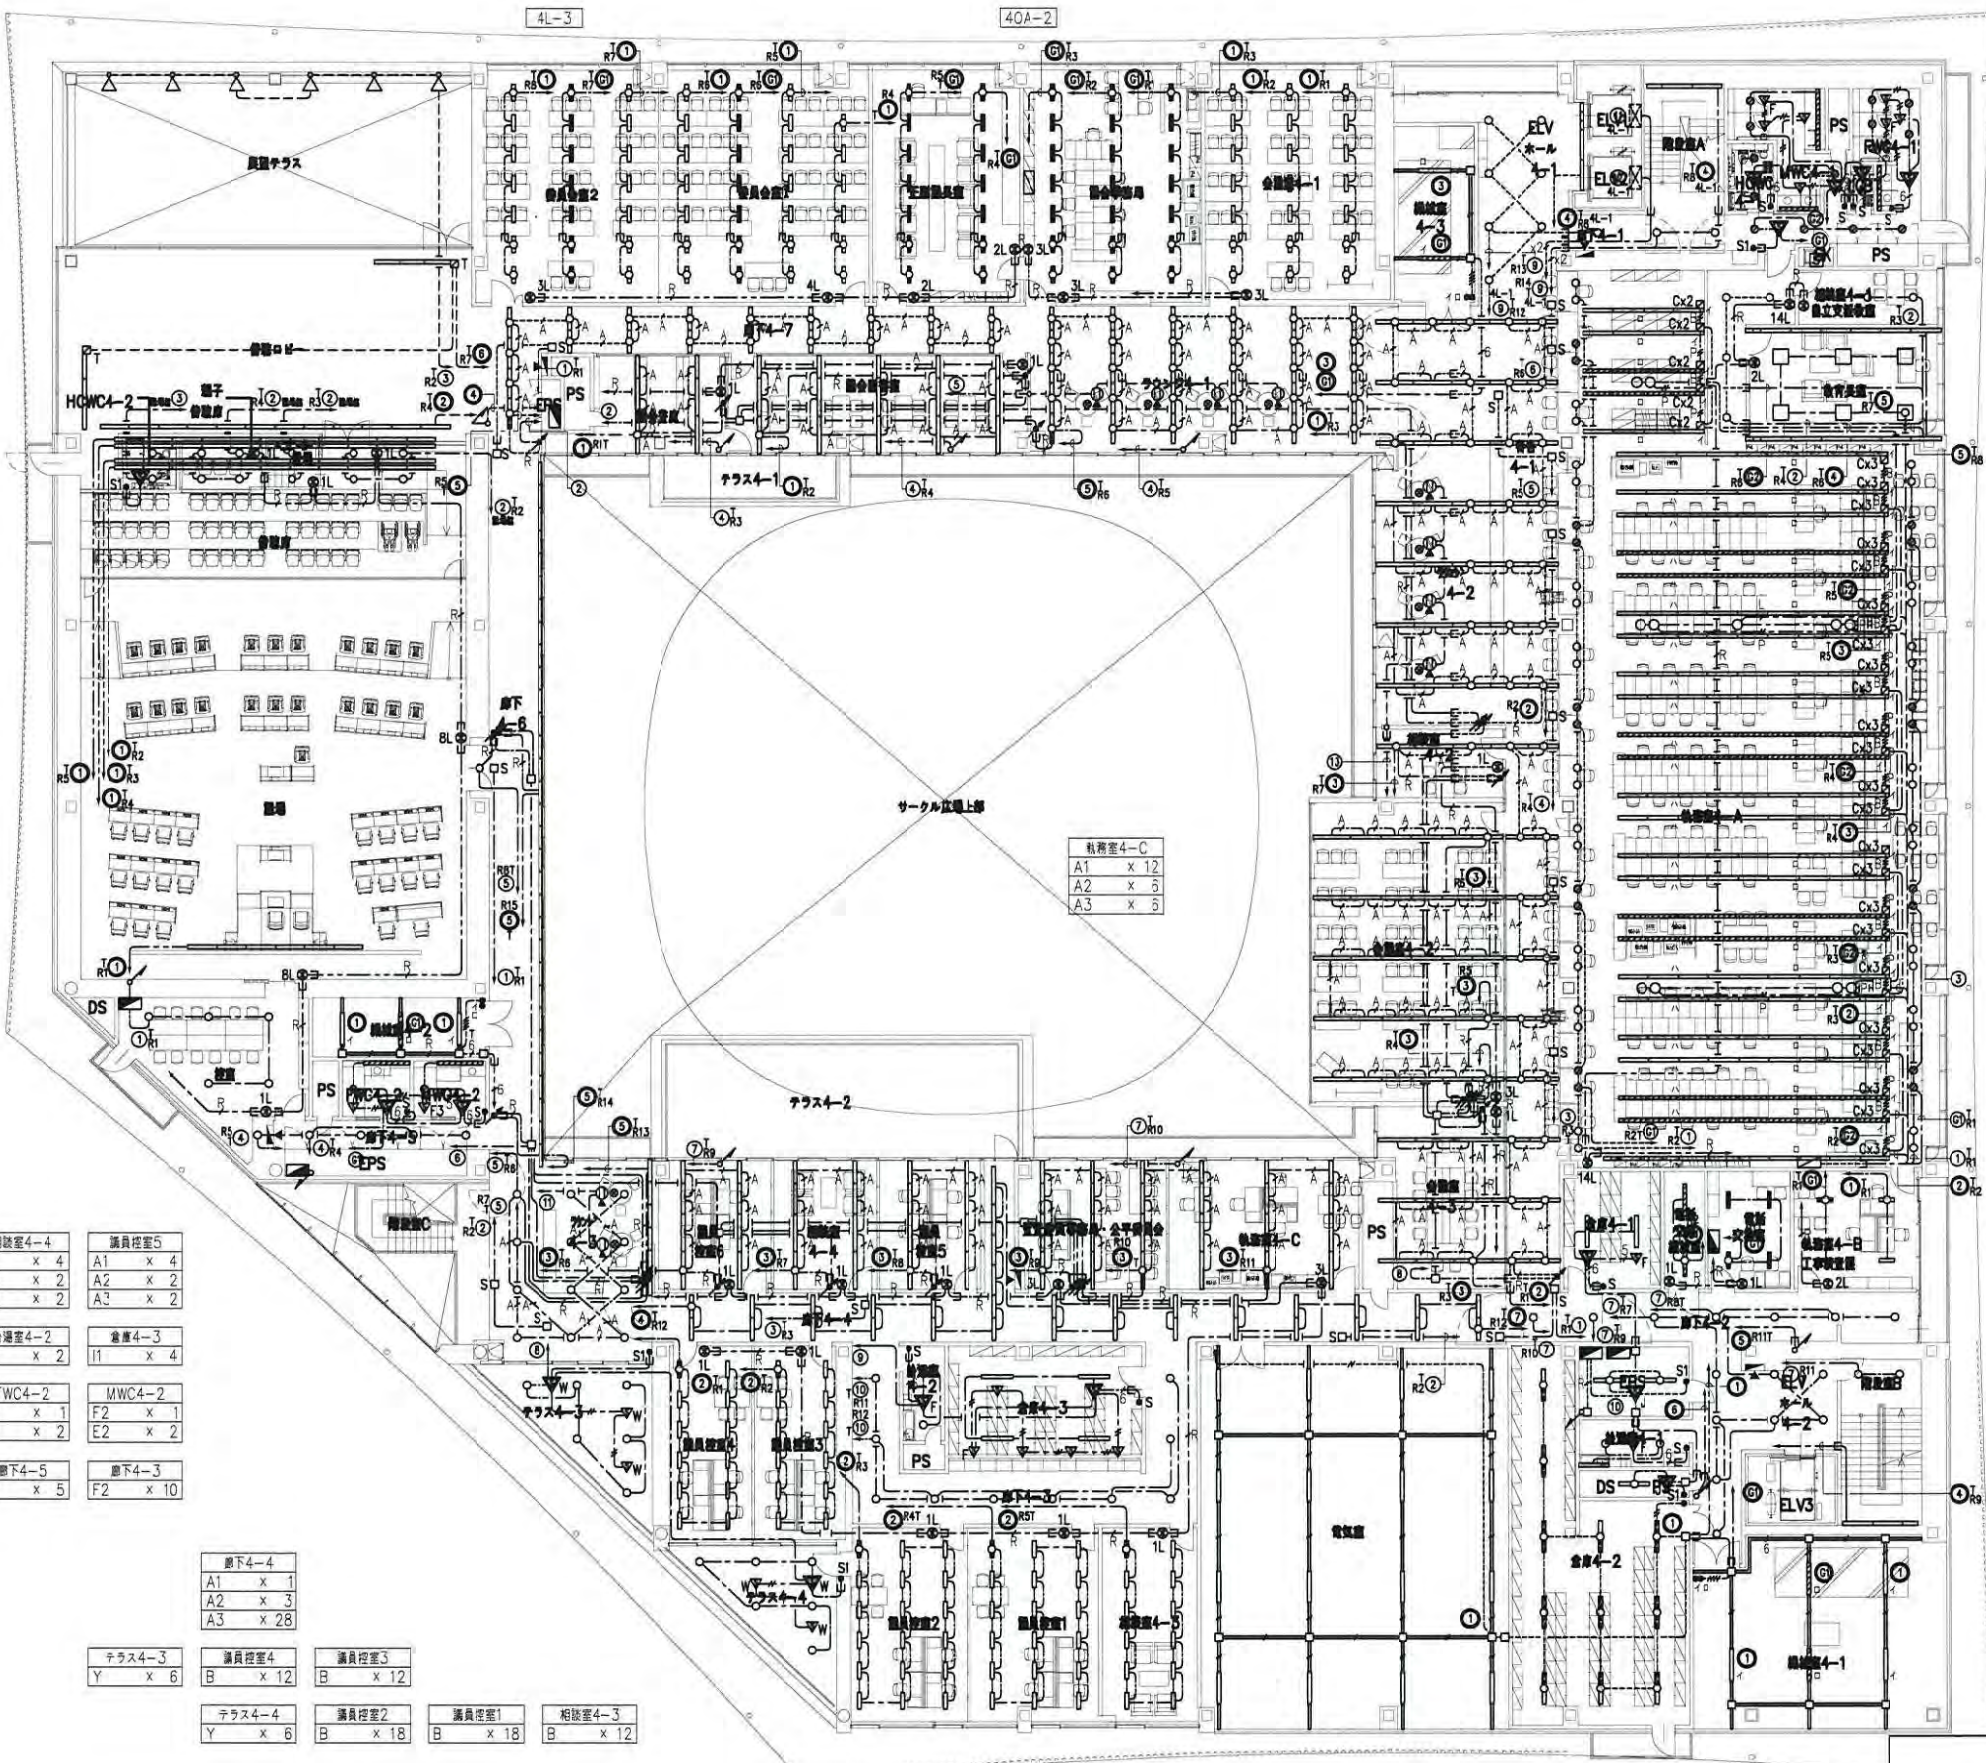

議会事務所	会議室4-1	
B x 21	B x 21	
階段室A	ELVホール4-1	
E1 x 2	F2 x 5	
E3 x 1	E1 x 2	
	E4 x 3	
機械室4-3		
K x 2		
WVC4-1	FWC4-1	
F2 x 3	F2 x 7	
E1 x 2	E2 x 2	
E2 x 1		
E3 x 1		
HCWC4-1	LGBT	
F2 x 2	F2 x 1	
相談室4-1	教育図書	
F1 x 3	T x 6	
	E1 x 12	
	E4 x 4	
待合4-1	ラウンジ4-1	
A1 x 7	A2 x 18	
A2 x 16	A3 x 12	
A3 x 5	AA3 x 4	
ラウンジ4-2	執務室4-A	
A1 x 5	CC1 x 236	
AA3 x 4	U x 54	
	F2 x 4	
	AA1 x 12	
	AA2 x 51	
相談室4-2		
A1 x 3		
会議室4-2		
A1 x 5		
A2 x 25		
会議室4-3		
A1 x 9		
倉庫4-1	電話交換機室	電話交換室
I1 x 2	K x 2	B x 4
廊下4-2		相談室4-B
F2 x 11		B x 4
EPS		
- x 2		
給湯室4-1	ELVホール4-2	階段室B
F2 x 2	F2 x 4	F2 x 2
3B x 1		E1 x 2
		E3 x 1
DSPS		
- x 1		

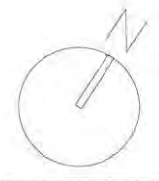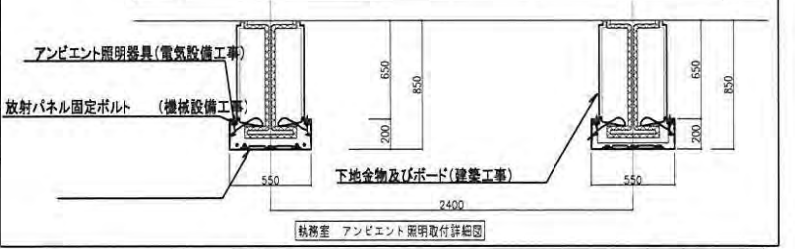



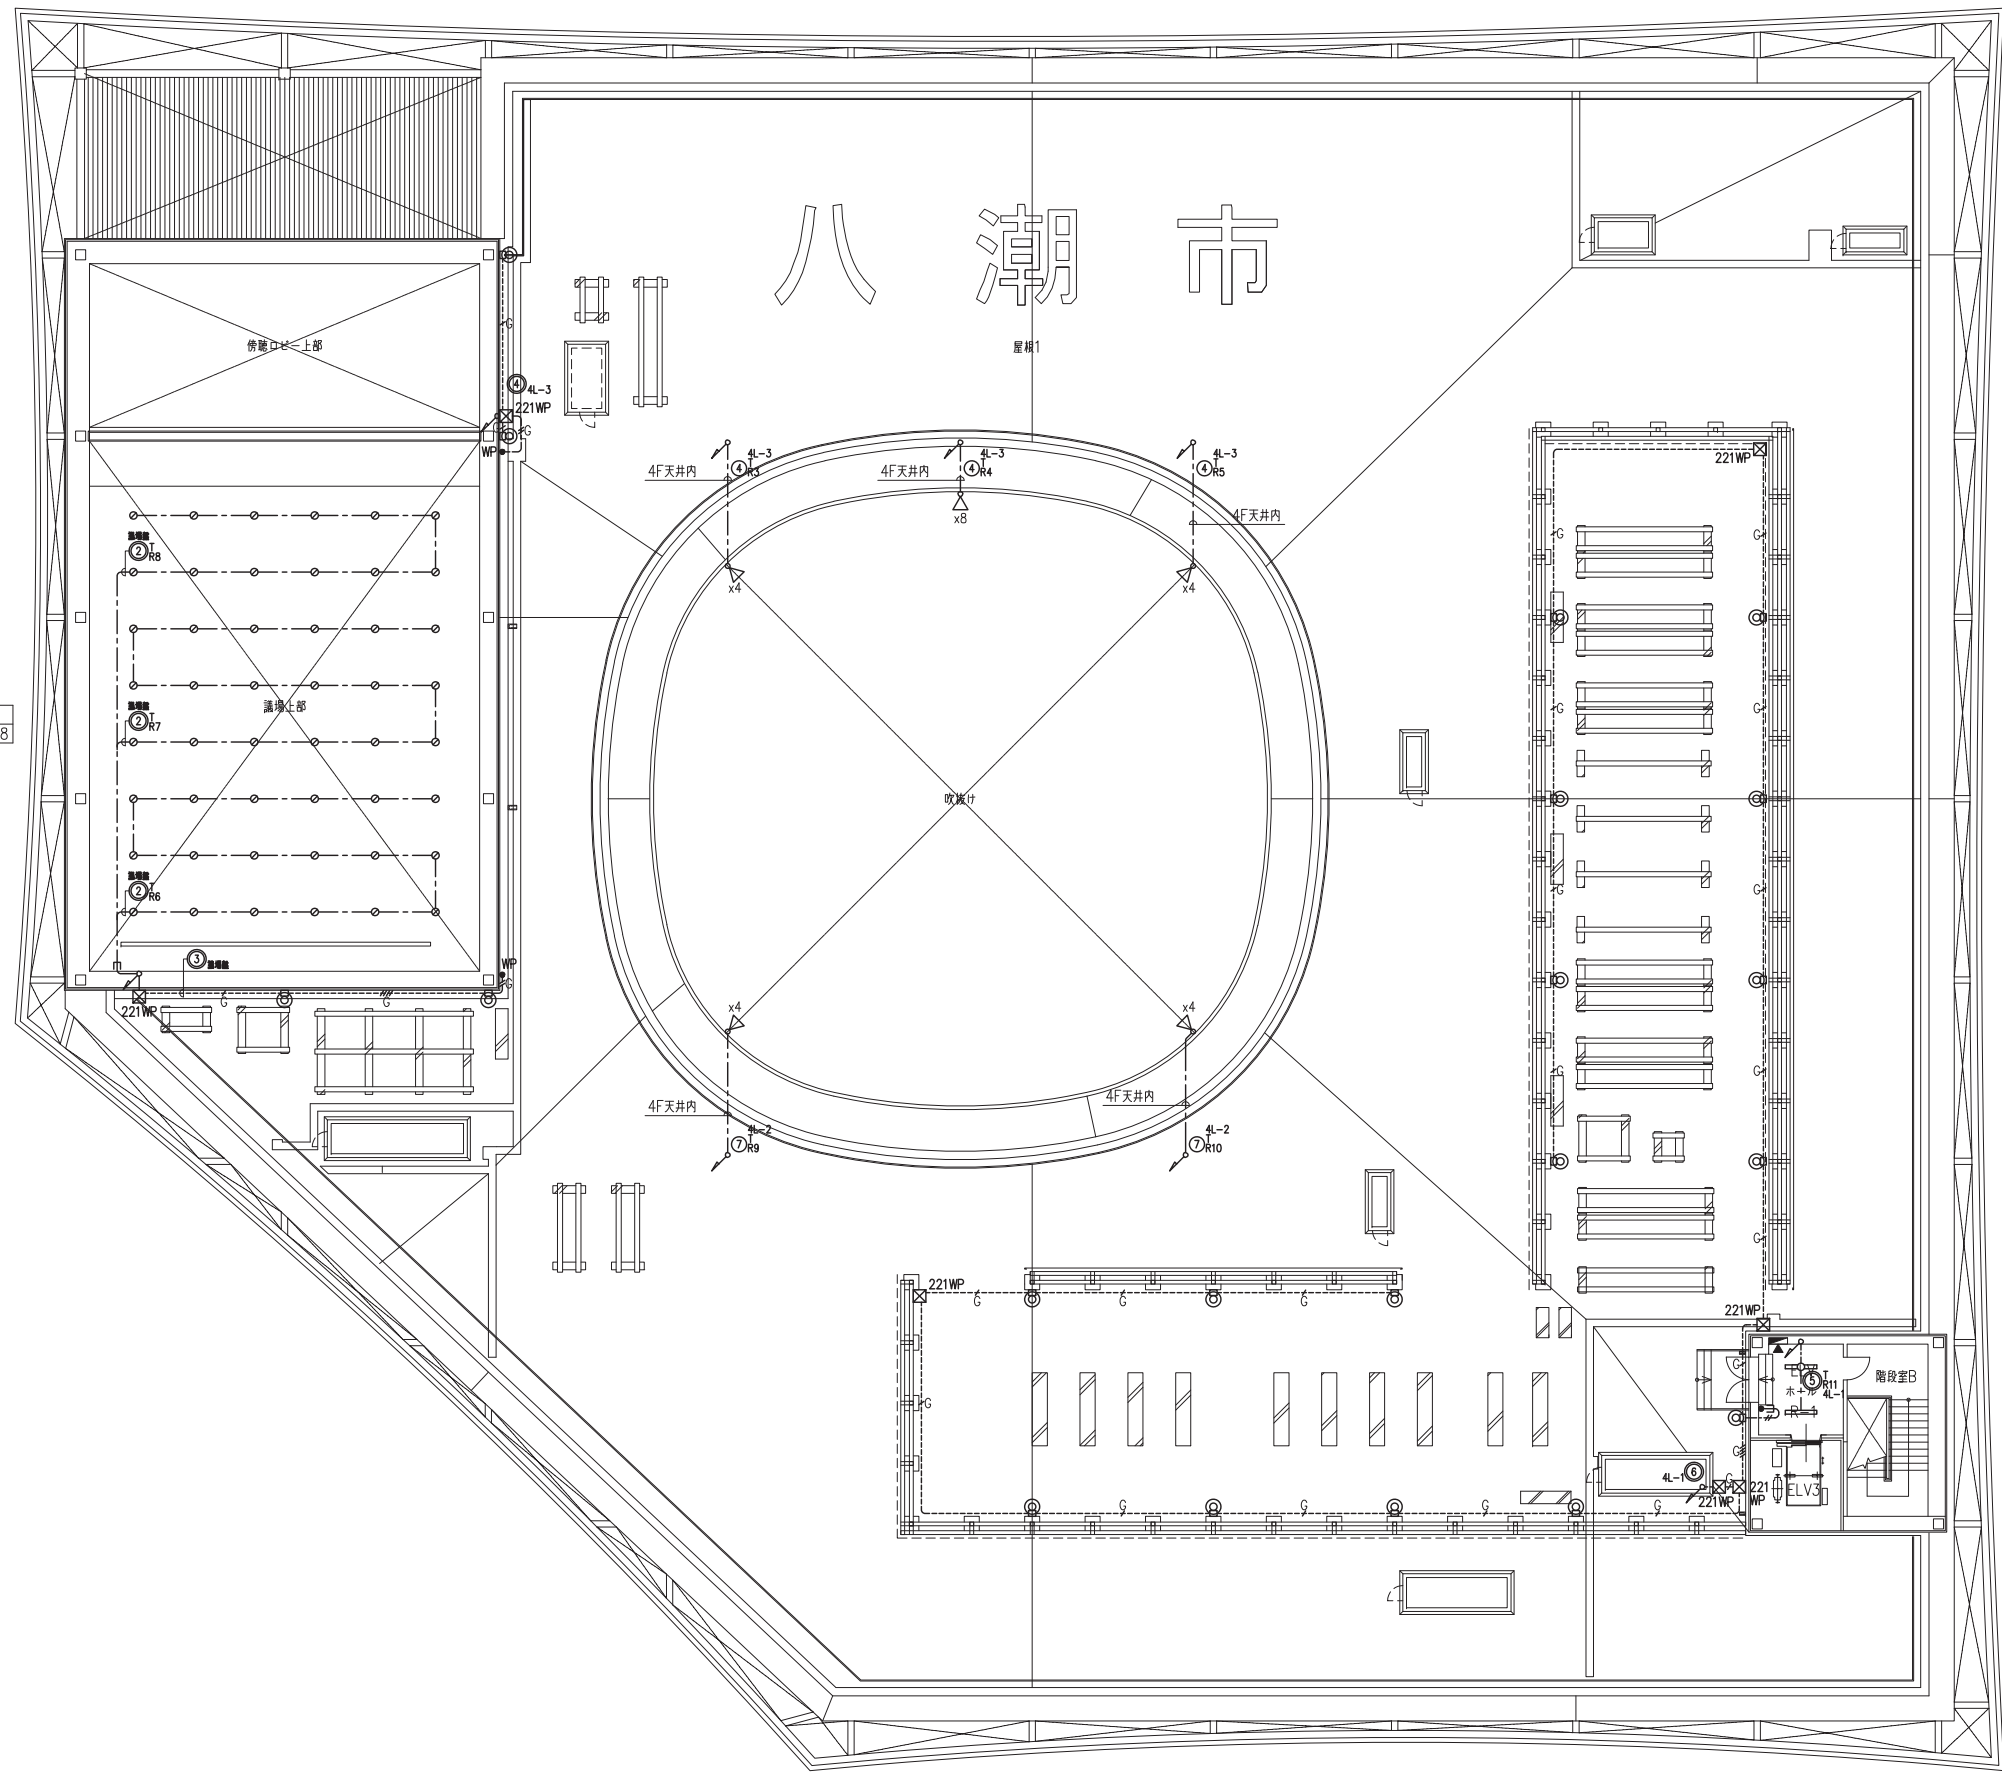


講場上部
Q x 48


吹抜け
C2 x 24

機械置場
EE x 20


エレベーターホール-1
J x 2

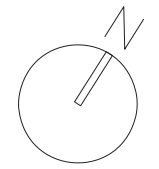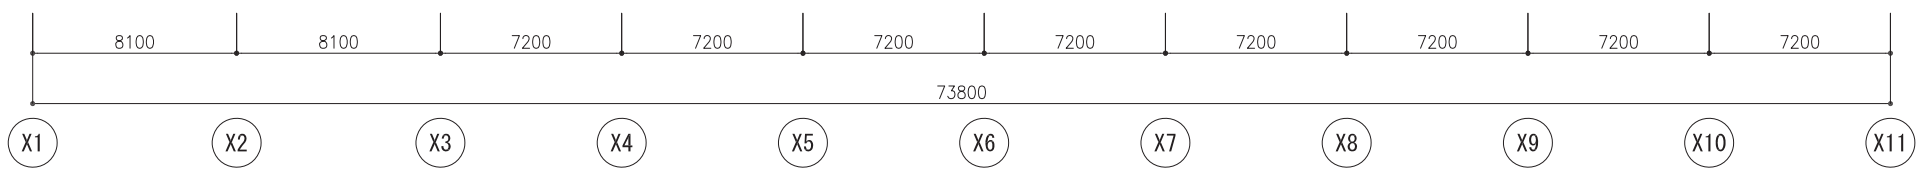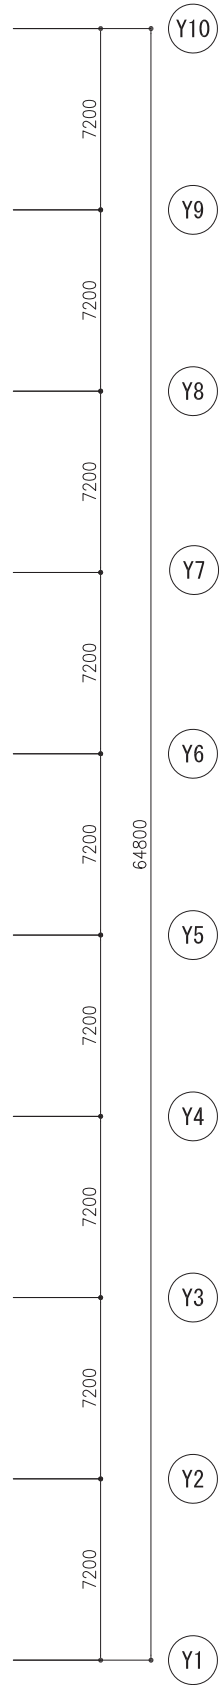

履歴													
日付	2021.05												

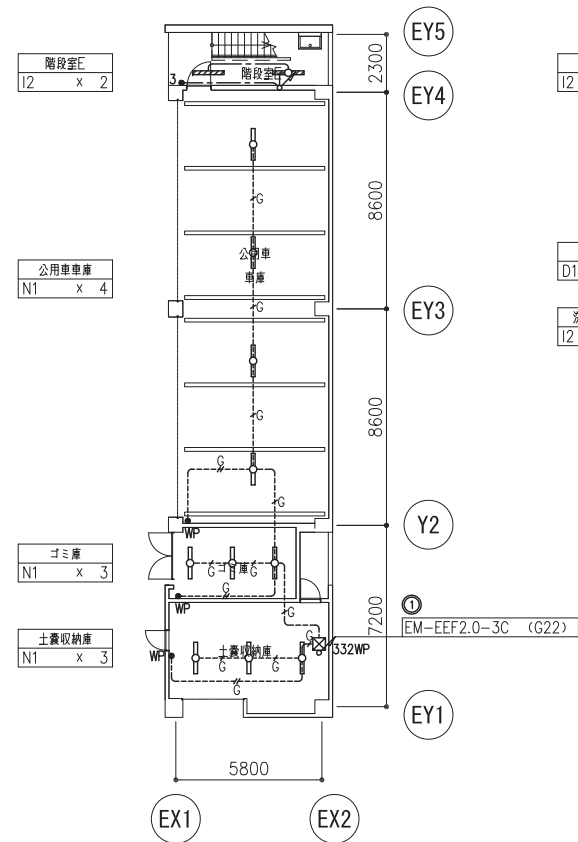

新東棟1階平面図

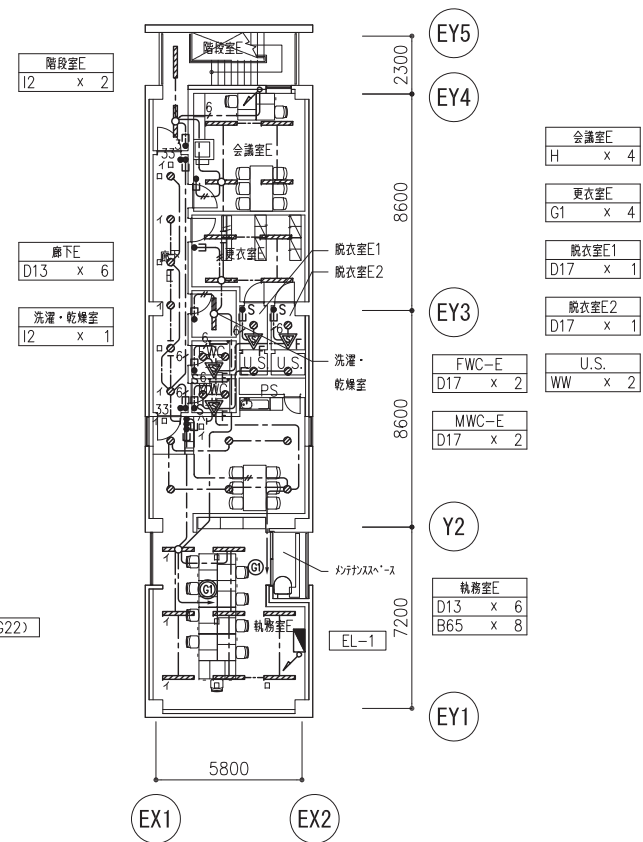

新東棟2階平面図





履歴									


記号	名称	仕様(参考)
☐	電灯分電盤	
☐	OA盤・テナント盤	
Ⓜ	壁付コンセント 2P15AEx2	Panasonic SO-STYLE相当品
ⓂET	壁付コンセント 2P15AEx2 ETx1	Panasonic SO-STYLE相当品
ⓂWP	壁付コンセント 2P15AEx2 ETx1 屋外用	薄型カバー
ⓂK	壁付コンセント 2P15AEx2 キー付	薄型カバー
ⓂLK	壁付コンセント 2P15AEx2 引掛形	Panasonic SO-STYLE相当品
Ⓜ30	壁付コンセント 2P30AEx1 引掛形	NEMA L5-30
ⓂG	壁付コンセント 2P15AEx2 充電機回路	Panasonic SO-STYLE相当品
Ⓜ	天井付コンセント 2P15AEx2 引掛形	Panasonic SO-STYLE相当品
Ⓜ	壁付コンセント 2P20AEx1 引掛形 250V	
Ⓜ	OA用コンセント 2P15AEx2	インナータイプ
Ⓜ	床付コンセント 2P15AEx2	TERADA バリアフリー対応スマートコンセント相当品
ⓂG	床付コンセント 2P15AEx2 充電機回路	TERADA バリアフリー対応スマートコンセント相当品
Ⓜ	2重床内ケーブル用ジョイントボックス	OAフロアメーカー推奨品相当コンセントタイプ
Ⓜ	ハーネス2分岐	
Ⓜ	OAタップ 2P15A (抜止) x6 x1	5mケーブル付(コンセント接続)
Ⓜ	2重床内ケーブル用ジョイントボックス	OAフロアメーカー推奨品相当コンセントタイプ
Ⓜ	ハーネス2分岐	
Ⓜ	OAタップ 2P15A (抜止) x6 x2	5mケーブル付(コンセント接続)
Ⓜ	露出コンセント 2P15AEx2	端子盤内収納
ⓂU	USBコンセント+接地コンセントセット	神保電器 KAG-2565 SB相当品
☑	電源送り	
☑	什器連結コンセント(電源送り)	
☑	電話交換機	構内交換設備
☑	インターホン観視機	インターホン設備
☑	ローカルコントロール盤	入退室管理設備
☑	耐受信機	自動火災報知設備
☑	ガス漏れ検知器	自動火災報知設備
☑	盗警防止用運動中継器	自動火災報知設備
☐	アウトレットボックス	
☐AD	アウトレットボックス(自動ドア用)	
1	AC 1φ200V コンセント回路	
1	AC 1φ100V コンセント回路	
G1	AC-GC 1φ100V コンセント回路	
---	天井コロボシ配線	
---	隠ぺい配線	
---	露出配線	配管指定色塗装
---	床インベイ配線	
---	二重床コロボシ配線	
---	スラブ打込み配線	
ブルボックス凡例 ☐ooo ブルボックスに表記してある数字は大きさを示す。 222の場合、以下参照のこと。 W=200, H=200, D=200 WP: 防水耐衝撃給電メッキ		

注記 1. 特記なき配管配線は下記とする。

- EM-EEF2.0-3C 保護管 (PF22)
- xn EM-EEF2.0-3Cxn 保護管 (PF22) xn
- 5.5 EM-CE5.5"-3C 保護管 (PF28)
- EM-EEF2.0-3C (PF22)
- EM-EEF2.0-3C (E25)
- EM-EEF2.0-3C (G22)
- EM-EEF2.0-3C 保護管 (PF22)

2. ケーブル配線に於いて、壁立上げ・引下げ箇所ではケーブル保護管の高保護管使用の事。

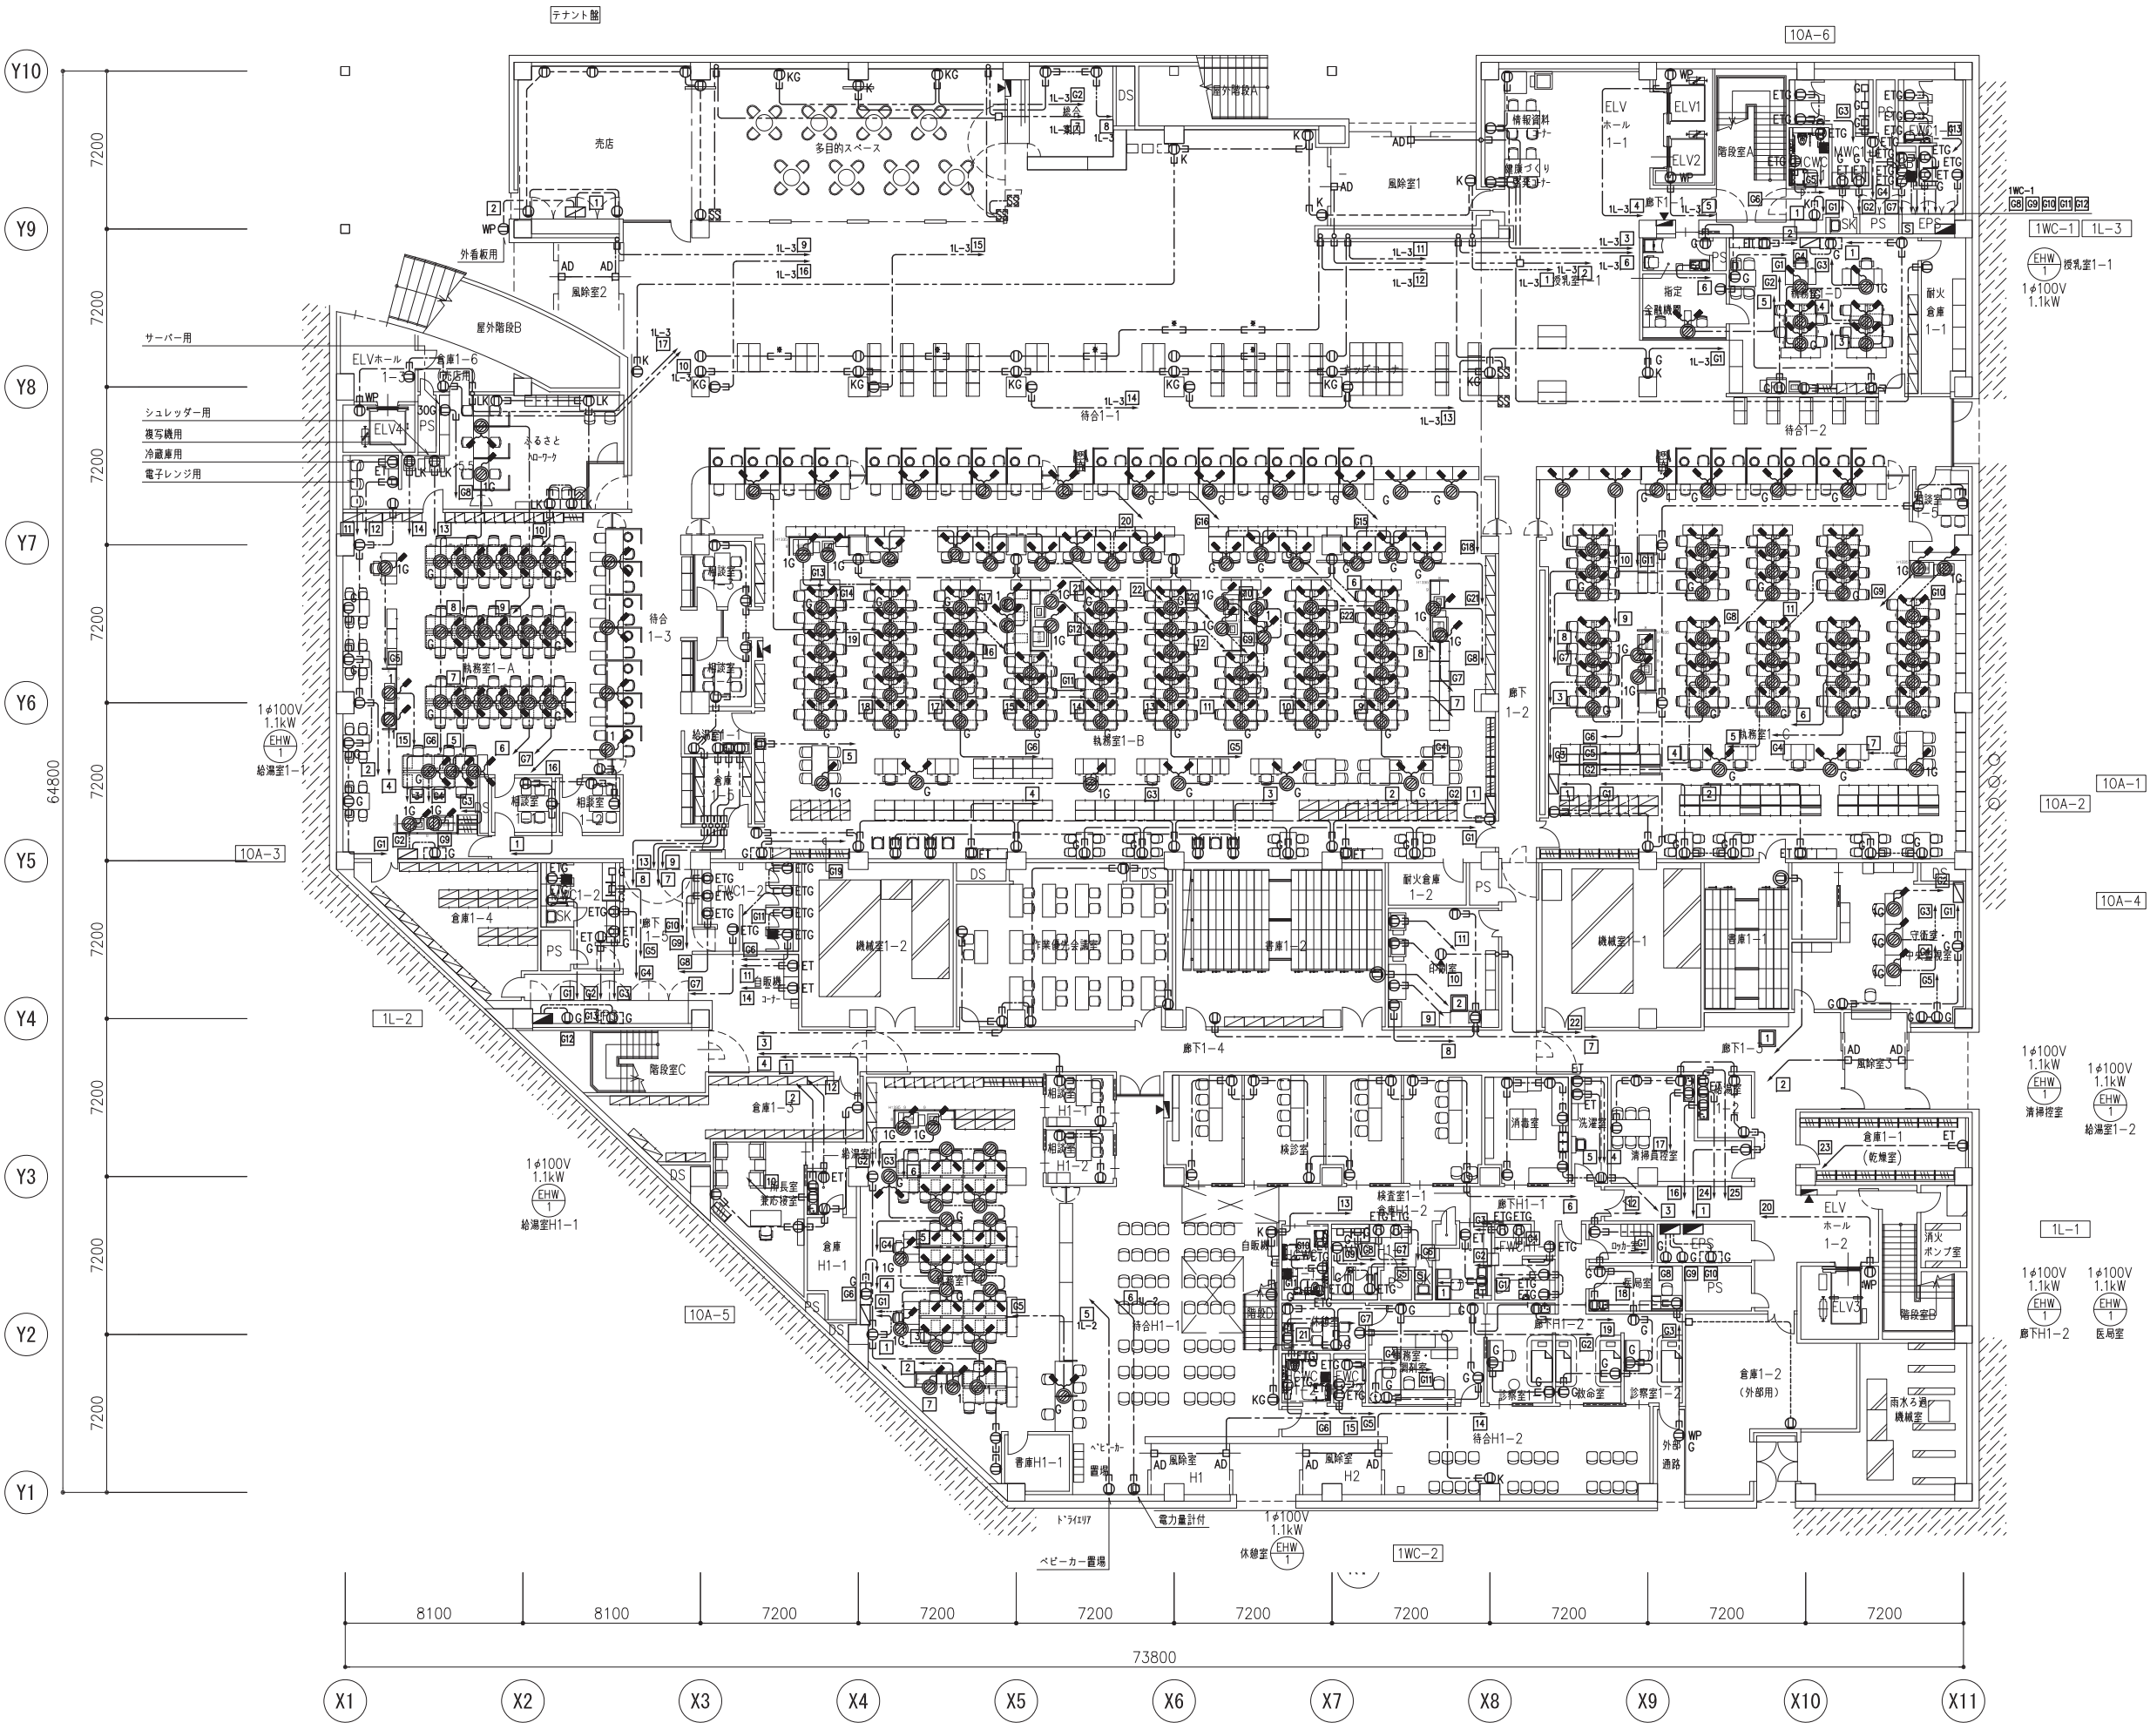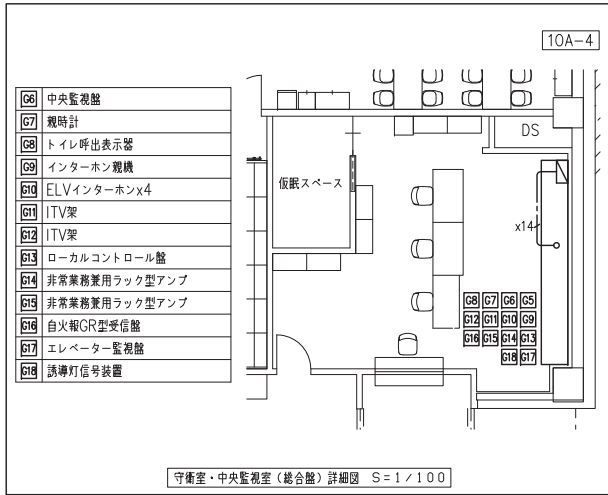

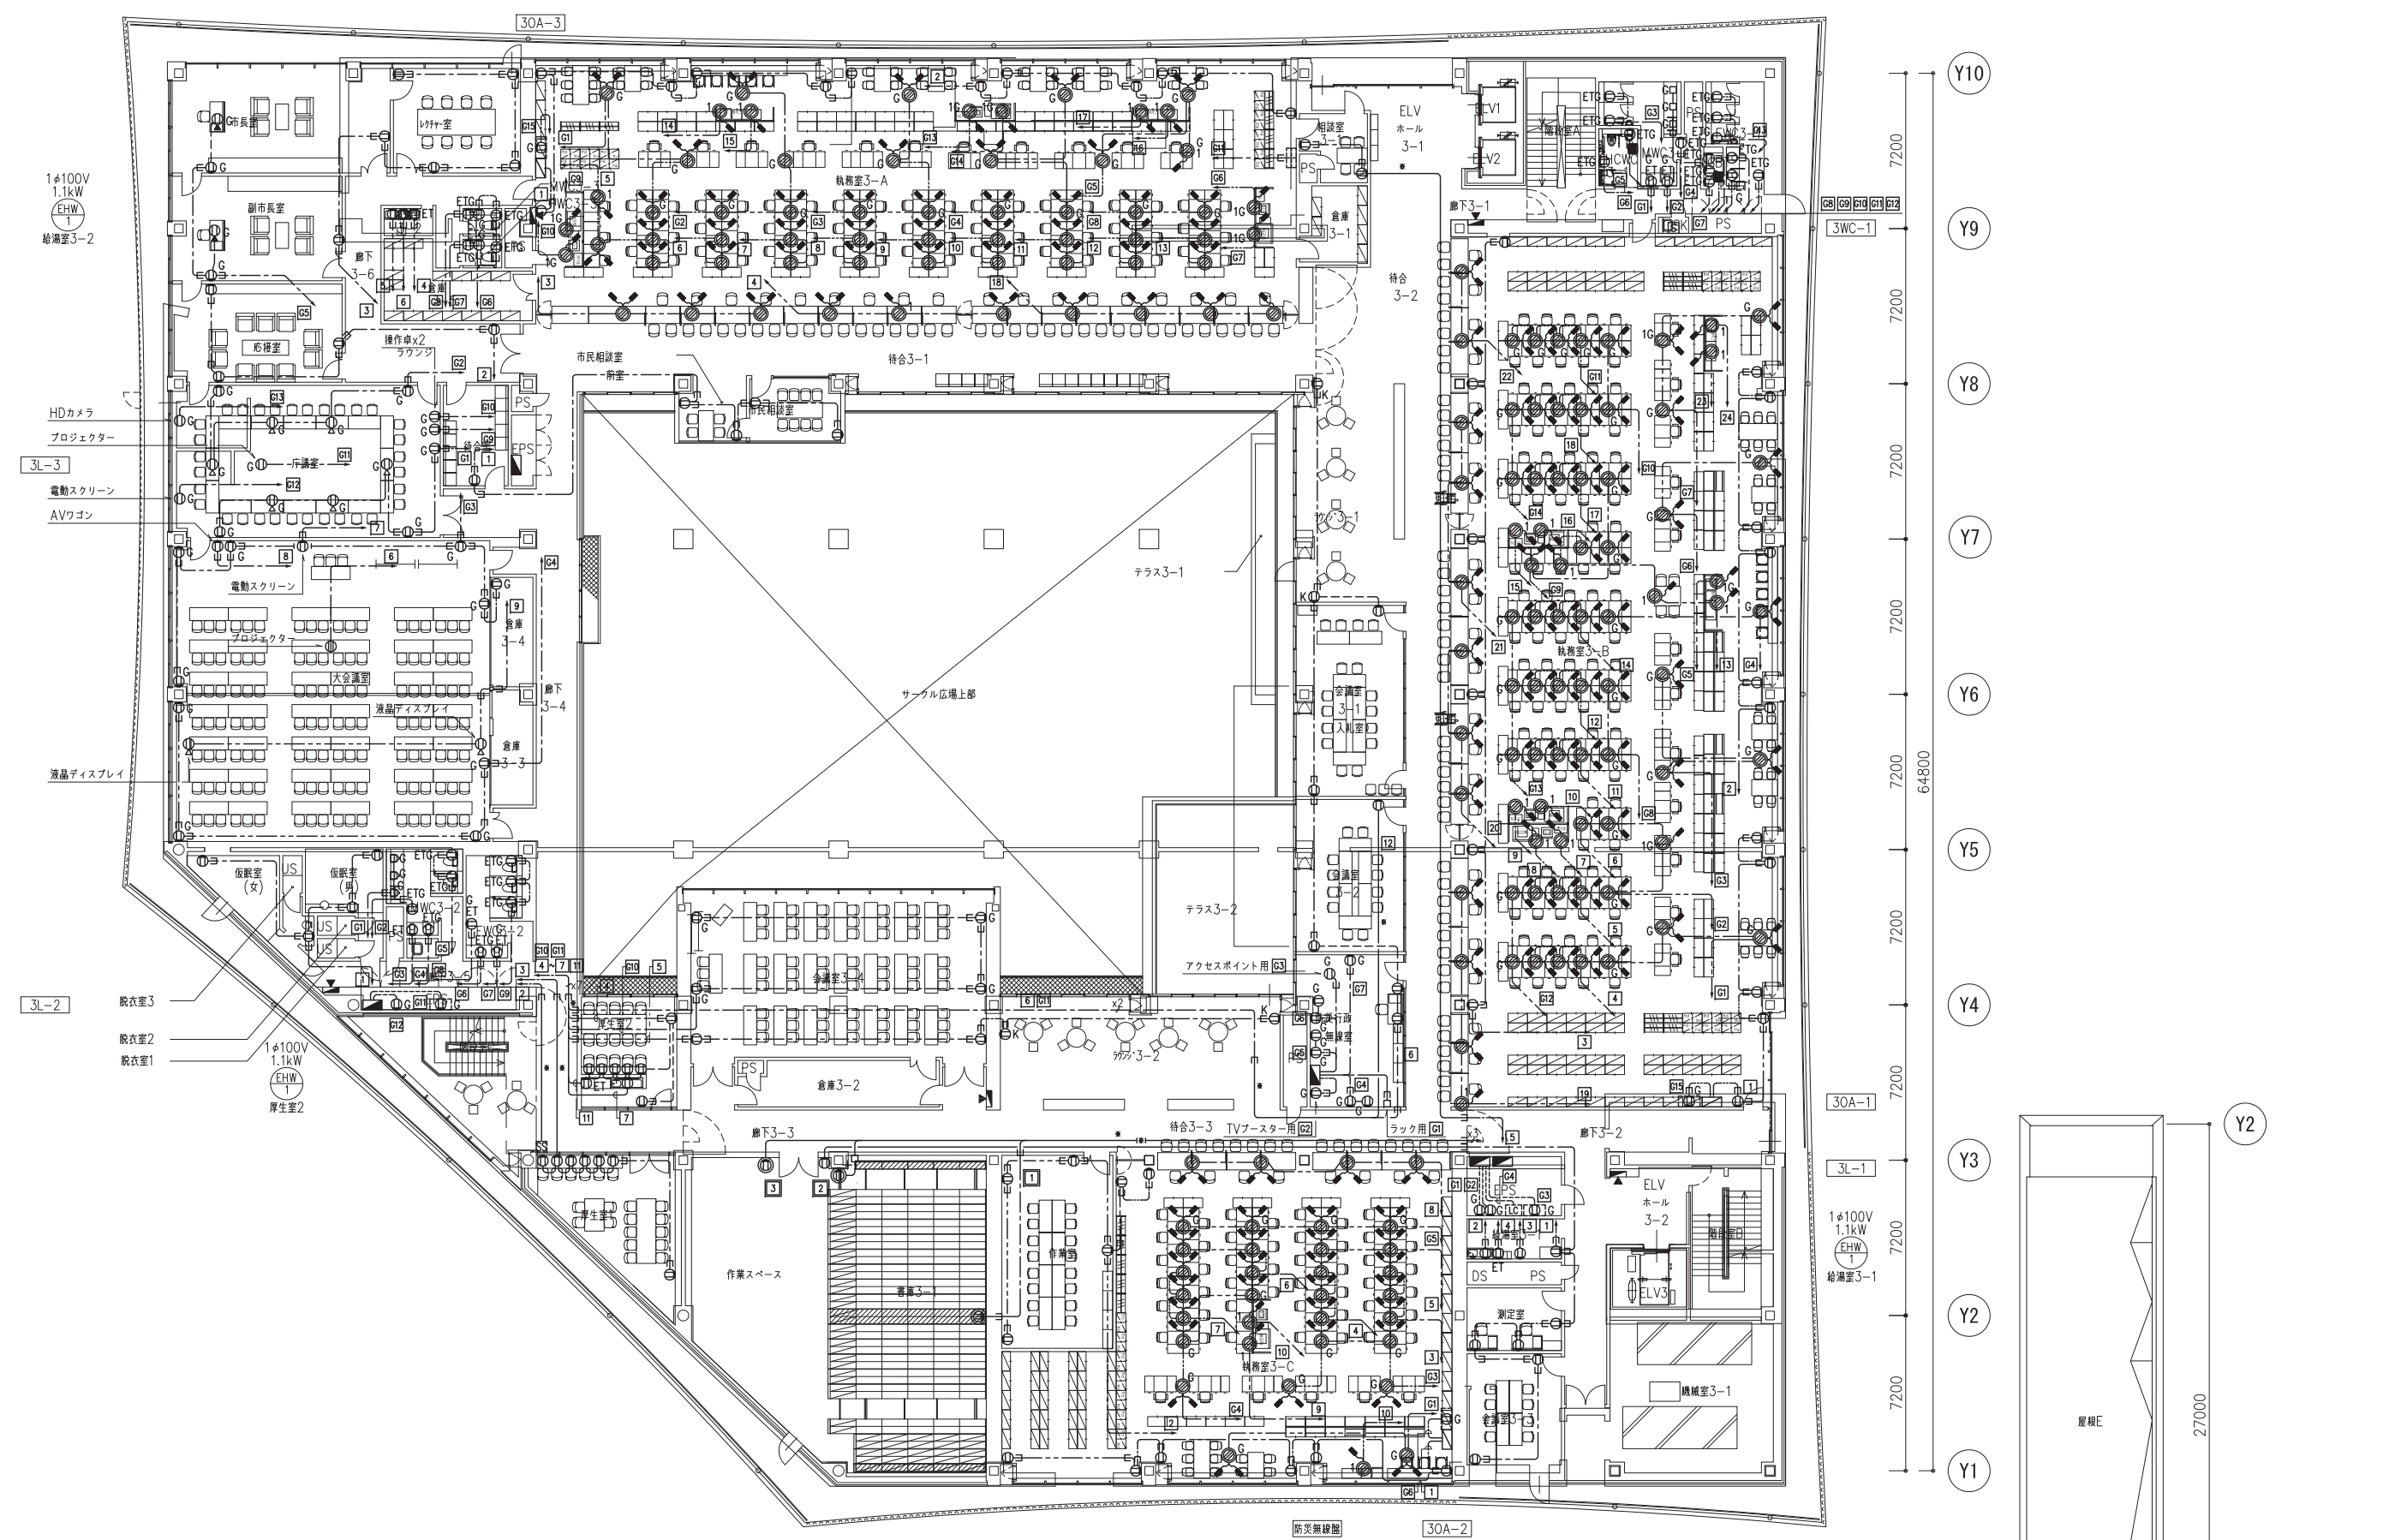

1φ100V
1.1kW
EHW
給湯室3-2

HDカメラ
プロジェクター
3L-3
電動スクリーン
AVワゴン



液晶ディスプレイ

3L-2
脱衣室3
脱衣室2
脱衣室1




1φ100V
1.1kW
EHW
厚生室2

1φ100V
1.1kW
EHW
給湯室3-1

8100	8100	7200	7200	7200	7200	7200	7200	7200	7200
------	------	------	------	------	------	------	------	------	------

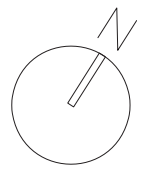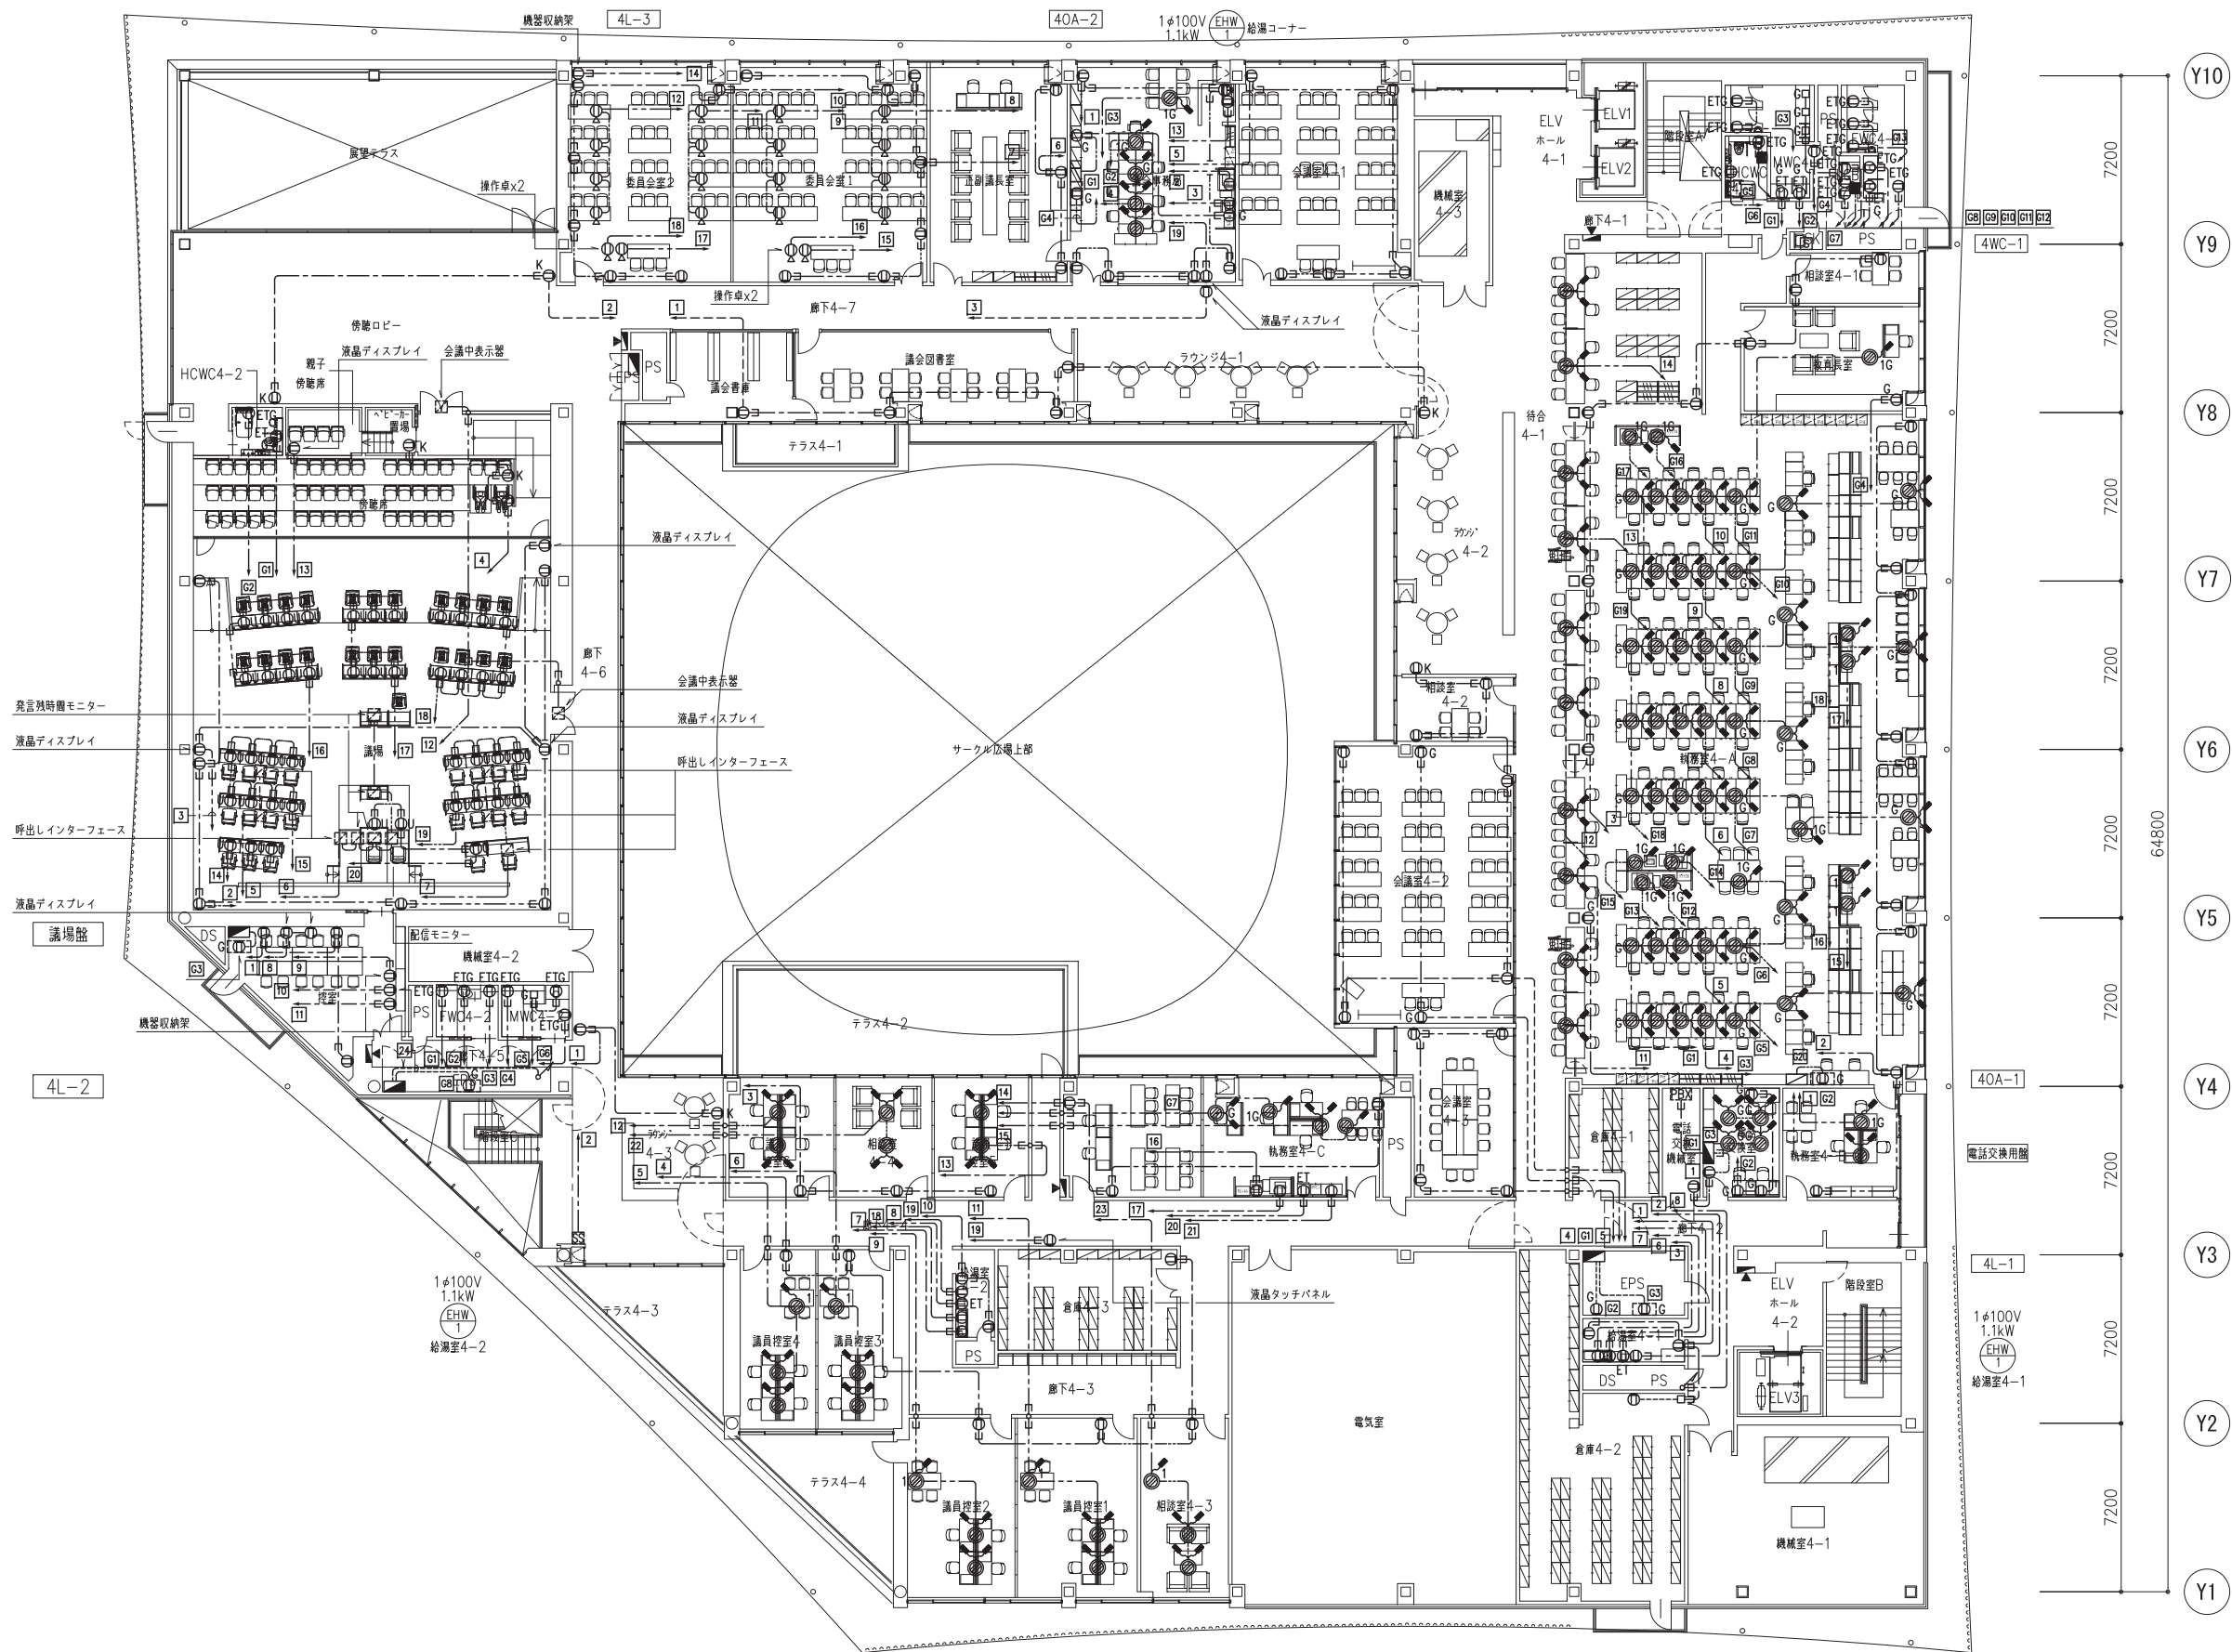

層別	8100	8100	7200	7200	7200	7200	7200	7200	7200	7200

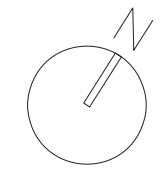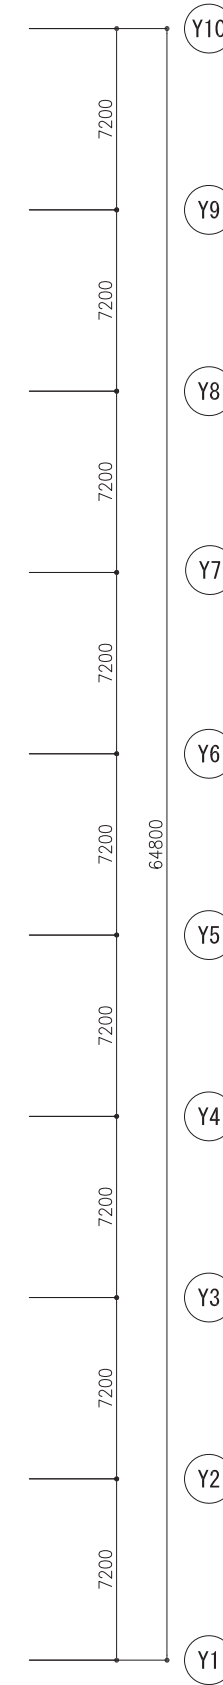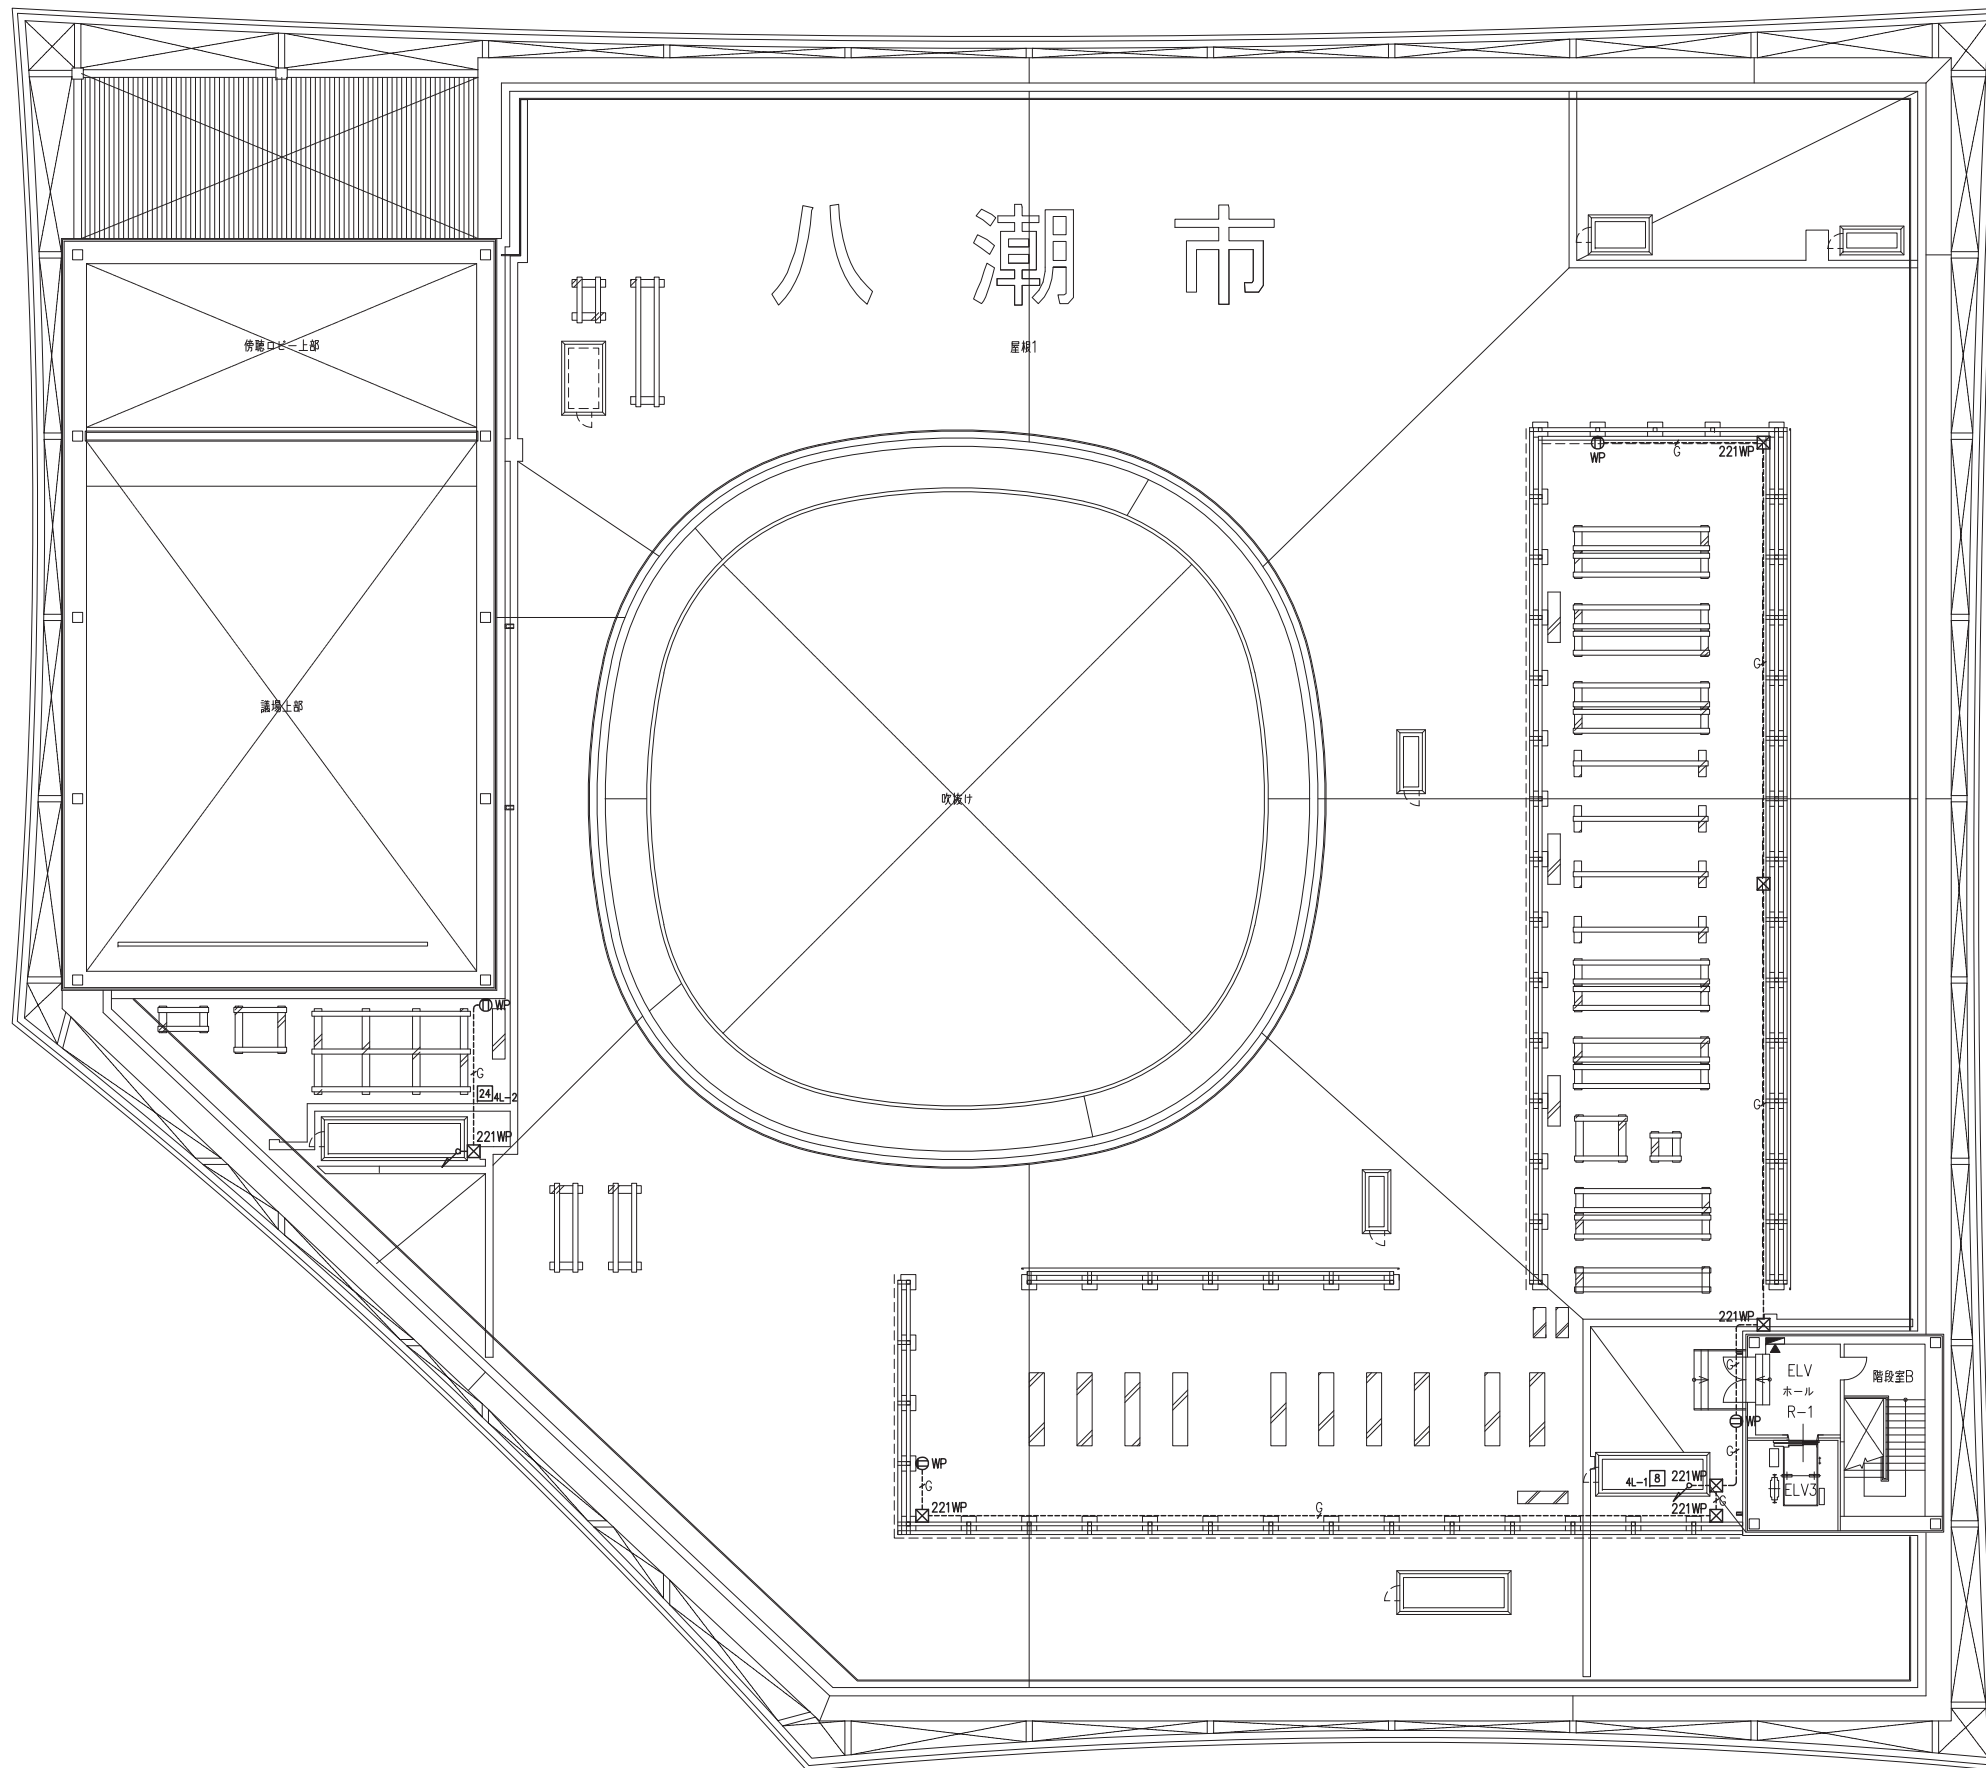


層別	8100	8100	7200	7200	7200	7200	7200	7200	7200	7200


日付 2021.05

工事名称	八潮市新庁舎建設工事（電気設備工事）		図面番号
図面名称	コンセント設備 新庁舎R階平面図	縮尺	S=1:150 (A1) S=1:300 (A3)



E-070

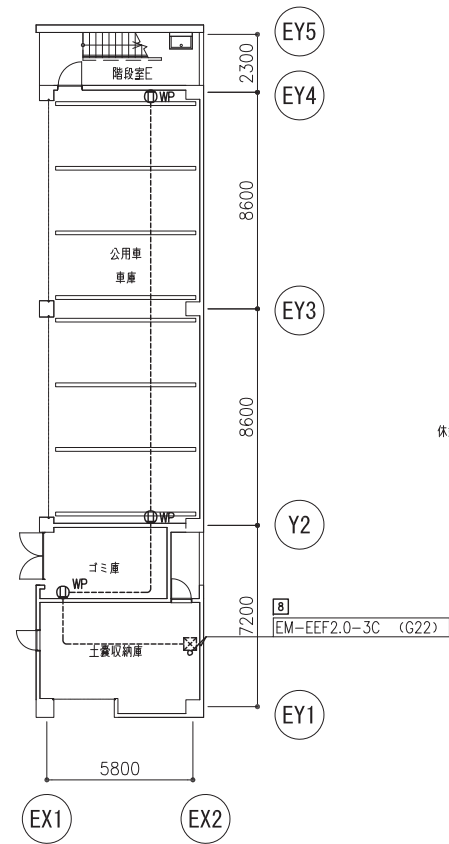

新東棟1階平面図

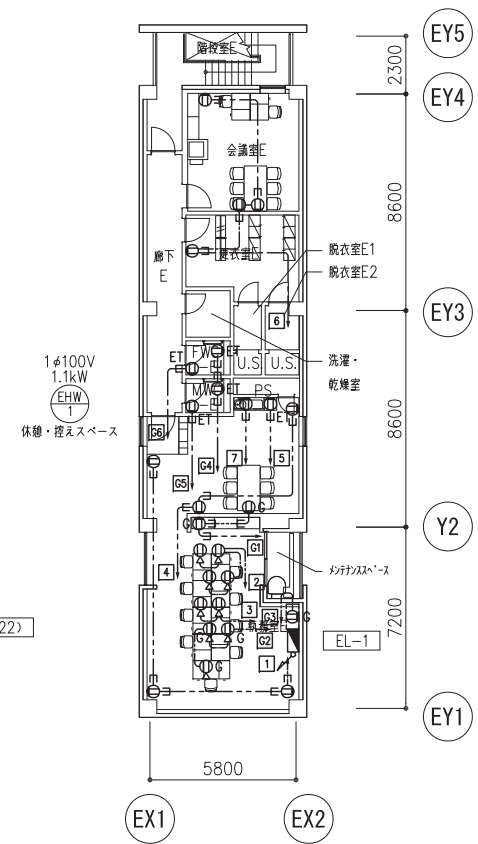

新東棟2階平面図

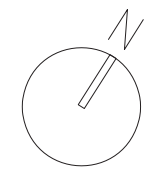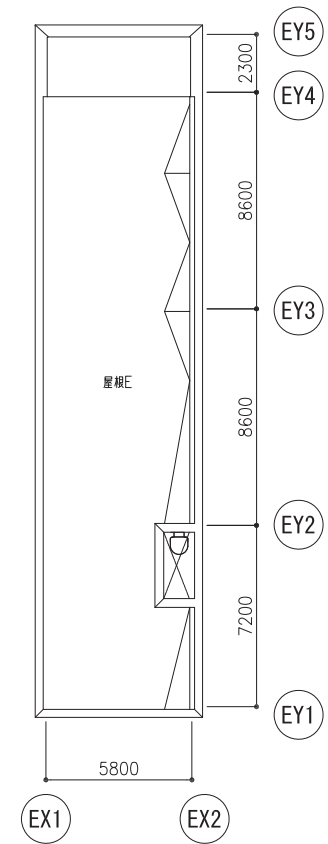

履歴										