

議案第52号

工事請負契約の変更契約の締結について

次のとおり工事請負契約の変更契約を締結することについて、議決を求める。


- 1 工 事 名 小学校体育館空調設備設置工事
- 2 契約の方法 一般競争入札
- 3 契約金額 変更前 201,300,000円
変更後 256,388,000円
- 4 契約の相手方 大広・新特定建設工事共同企業体
代表構成員
埼玉県三郷市早稲田四丁目7番地9
株式会社新電気
代表取締役 西藤 輝
構成員
埼玉県八潮市中央二丁目1番地17
株式会社大広電気
代表取締役 熊田 秀明

令和7年7月22日提出


八潮市長 大 山 忍

提 案 理 由

令和6年第4回定例会において議決を得た工事請負契約の変更契約を締結したいので、議会の議決に付すべき契約及び財産の取得又は処分に関する条例第2条の規定により、この案を提出するものである。

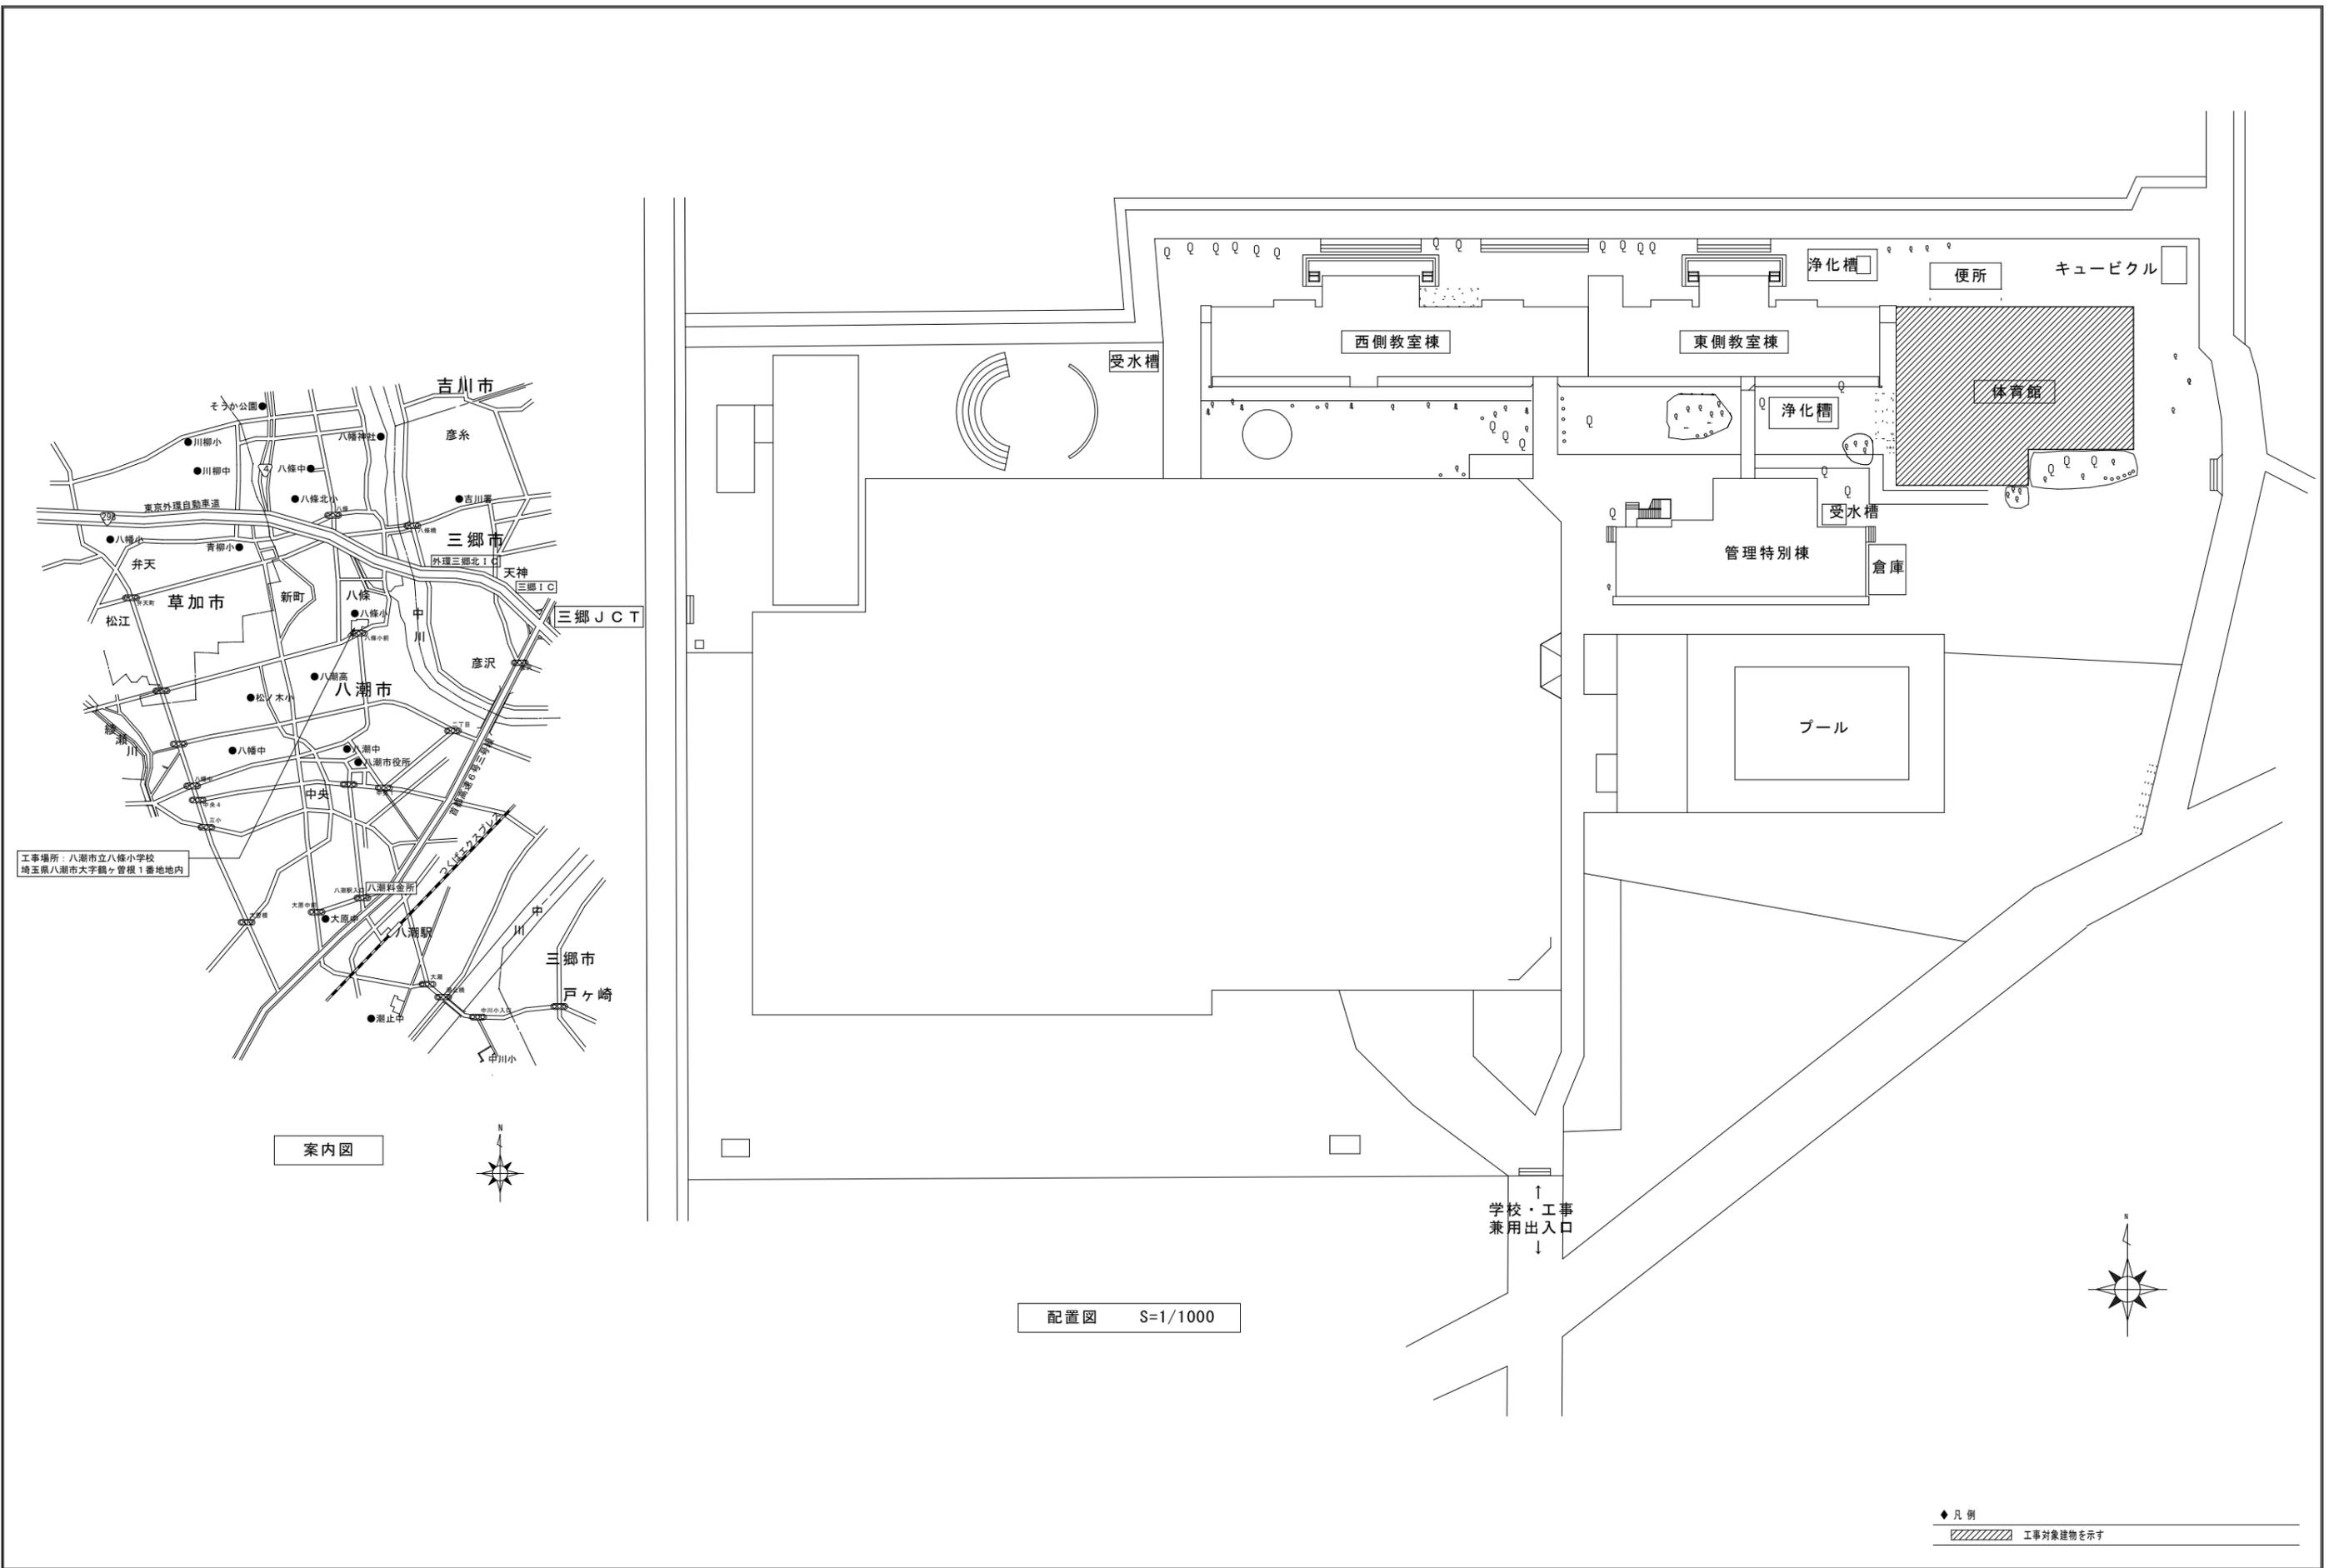


摘要	設計年月日	縮尺	工事名称	図名	図面番号
		A2:S=1/1000	小学校体育館空調設備設置工事（八條小学校）	配置図・案内図	M-03

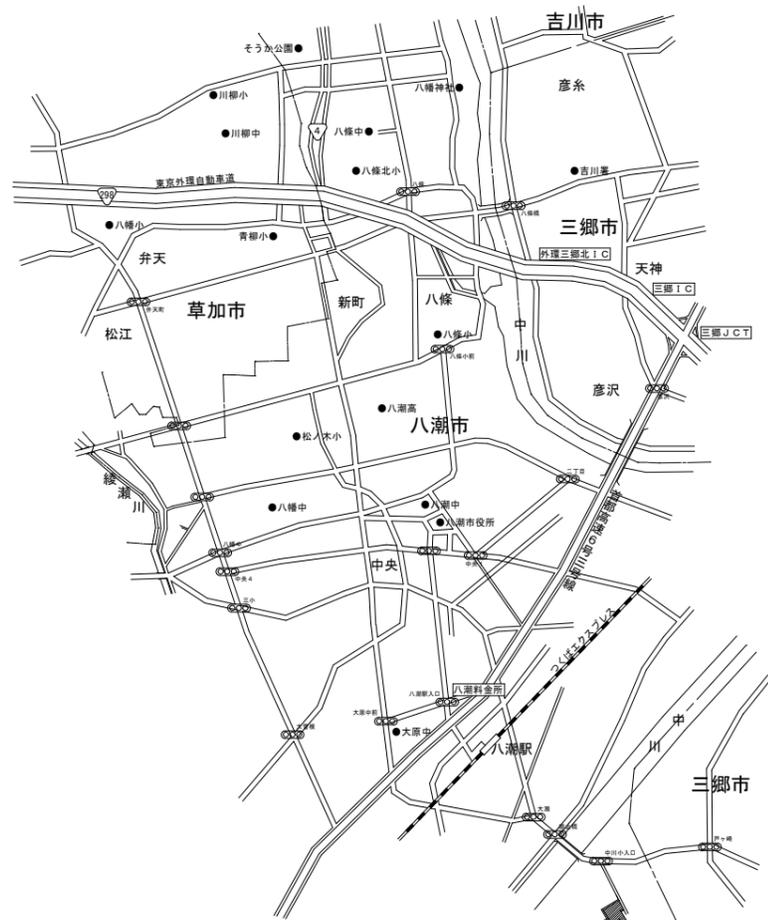

工事場所：八潮市立中川小学校
埼玉県八潮市大字大瀬1516番地地内



案内図

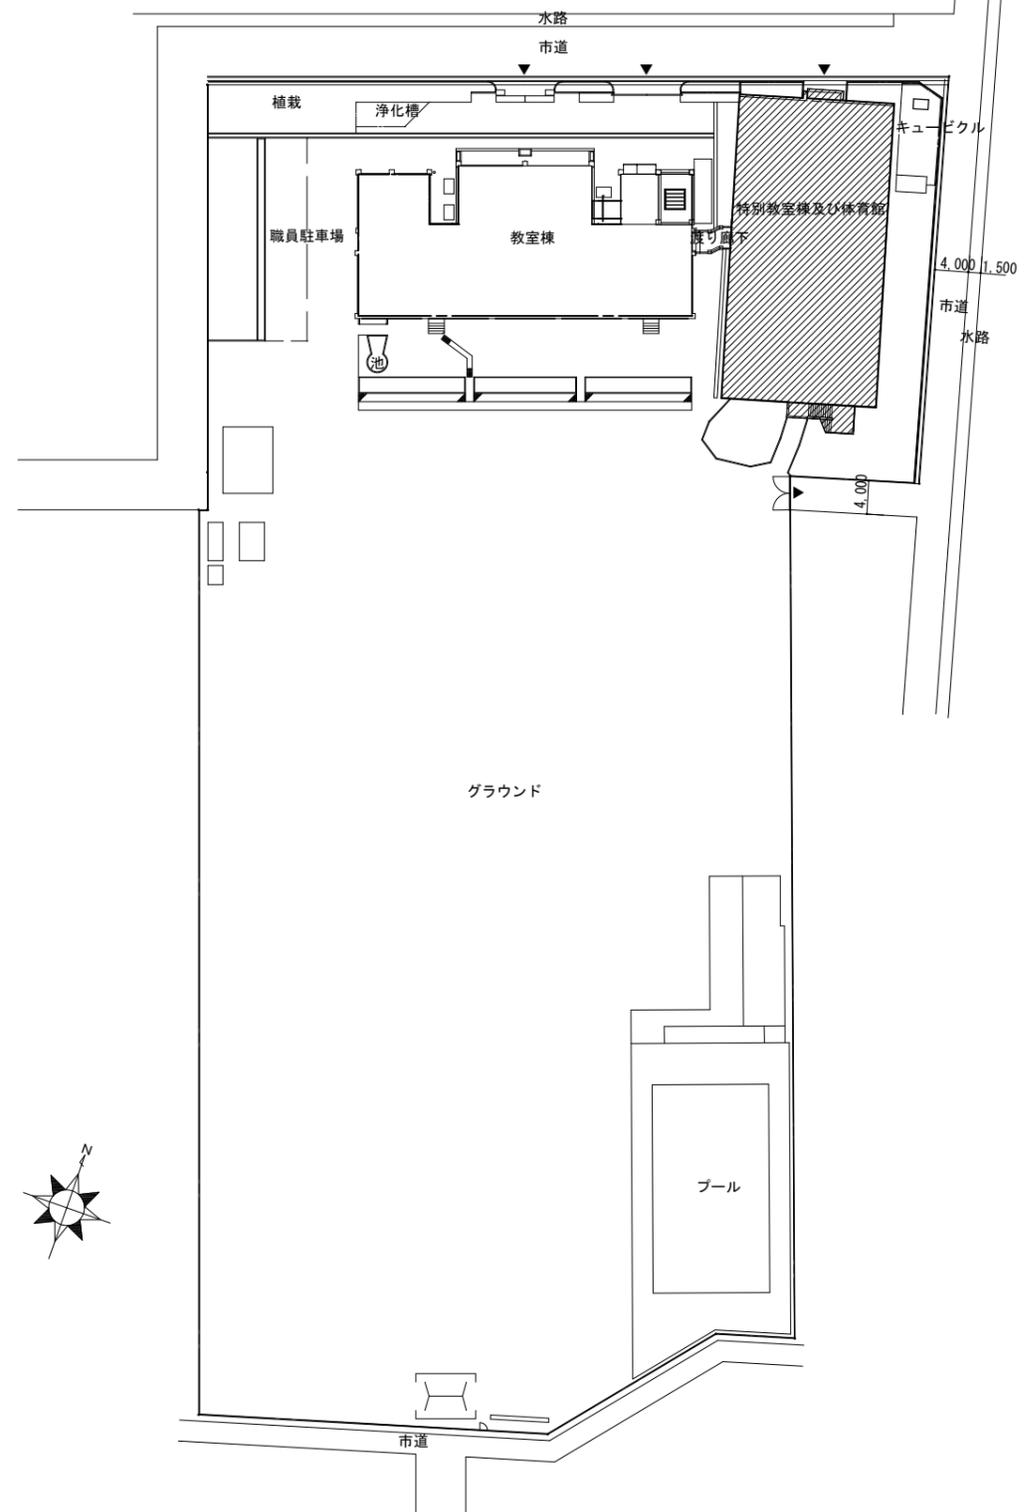

配置図 S=1/600



◆ 凡例
 工事対象建物を示す

摘要	設計年月日	縮尺	工事名称	図名	図面番号
		A2:S=1/600	小学校体育館空調設備設置工事(中川小学校)	配置図・案内図	M-03

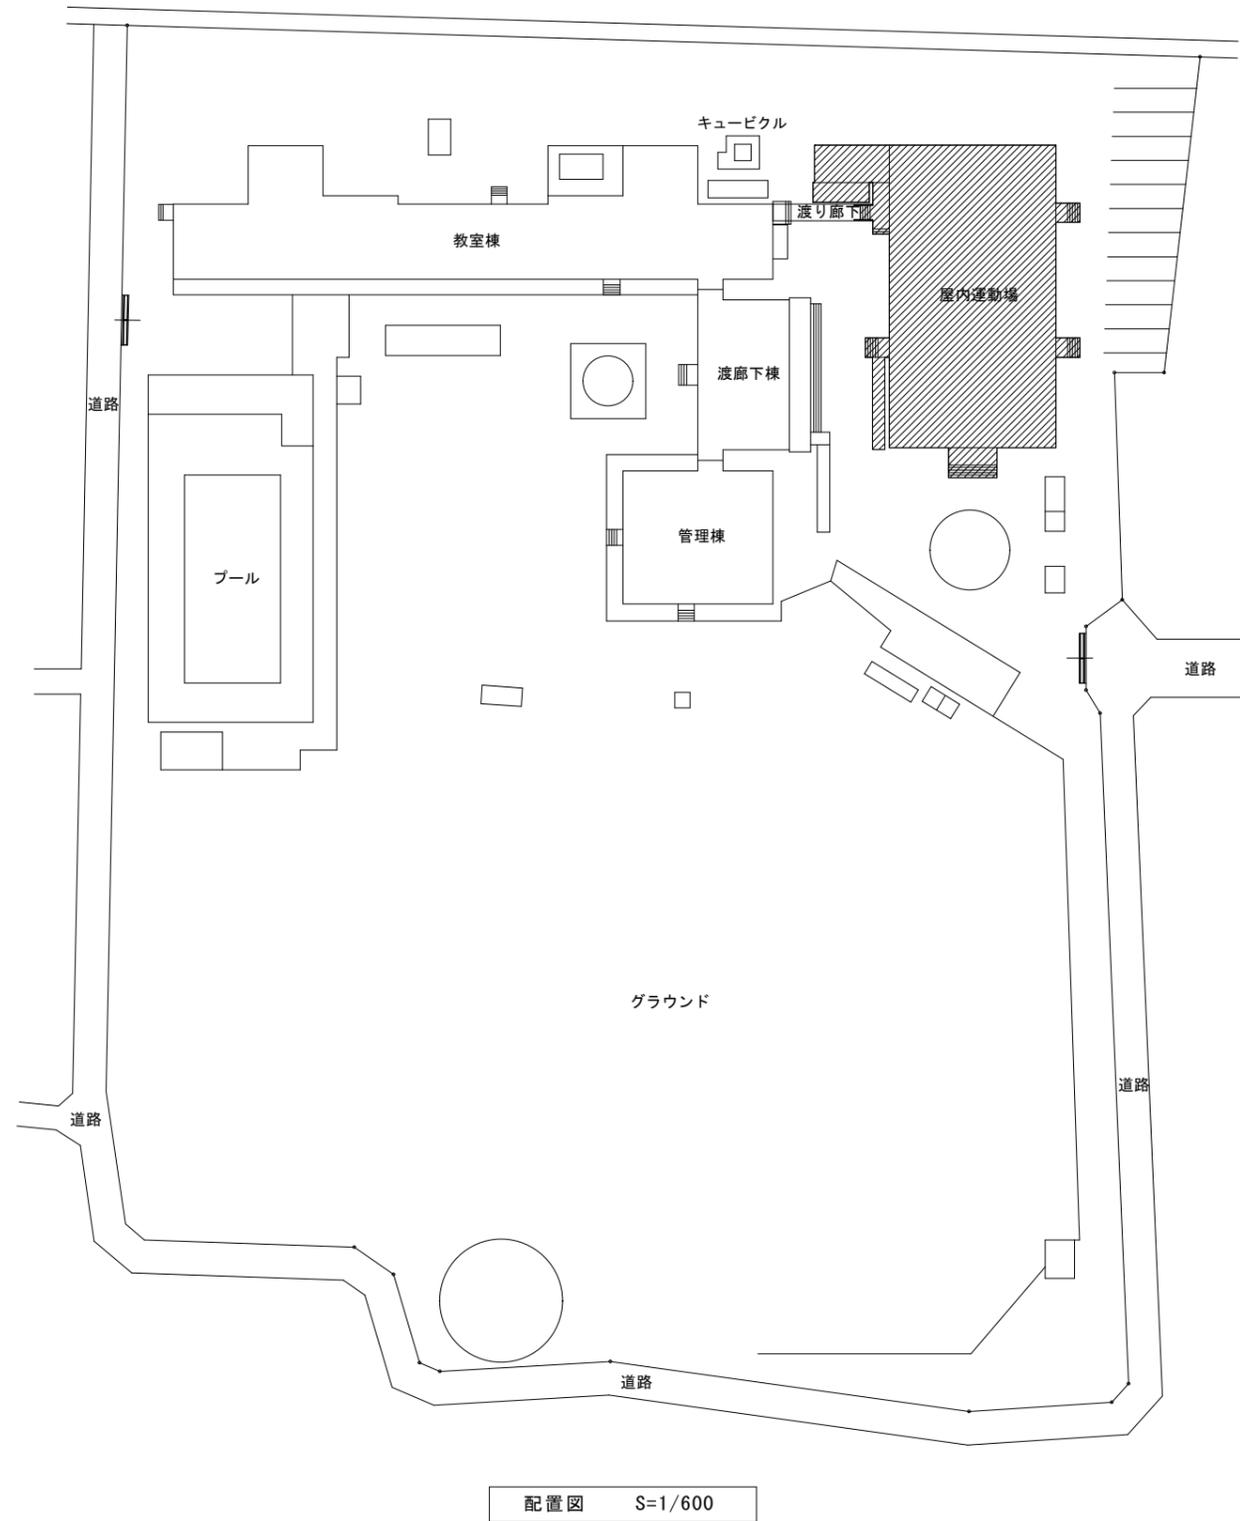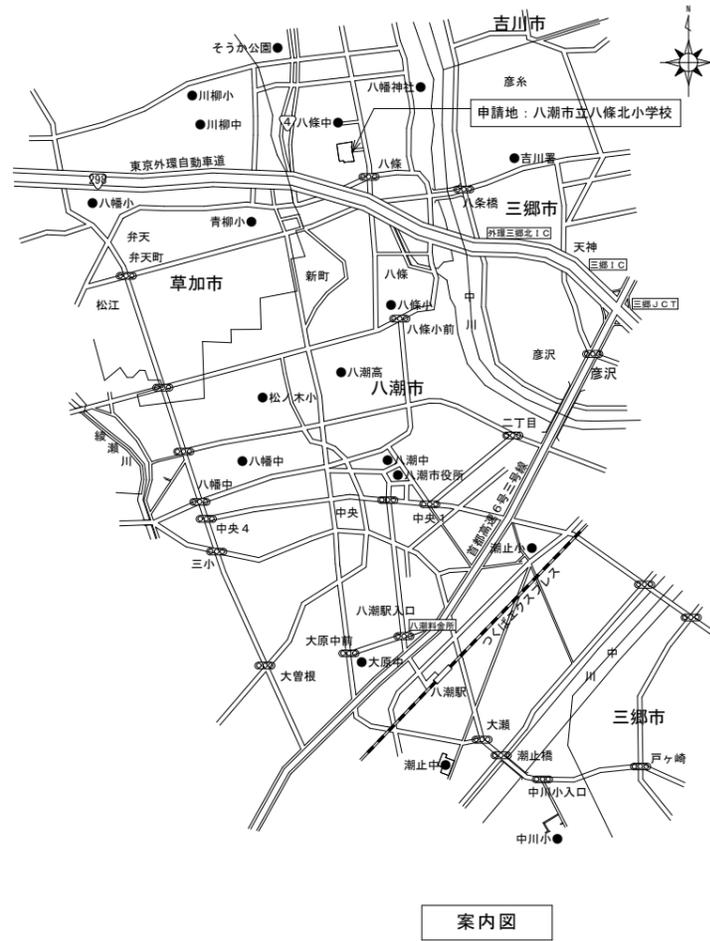


◆ 凡例
 工事対象建物を示す

摘要	設計年月日	縮尺	工事名称	図名	図面番号
		A2:S=1/600	小学校体育館空調設備設置工事(八條北小学校)	配置図・案内図	M-03

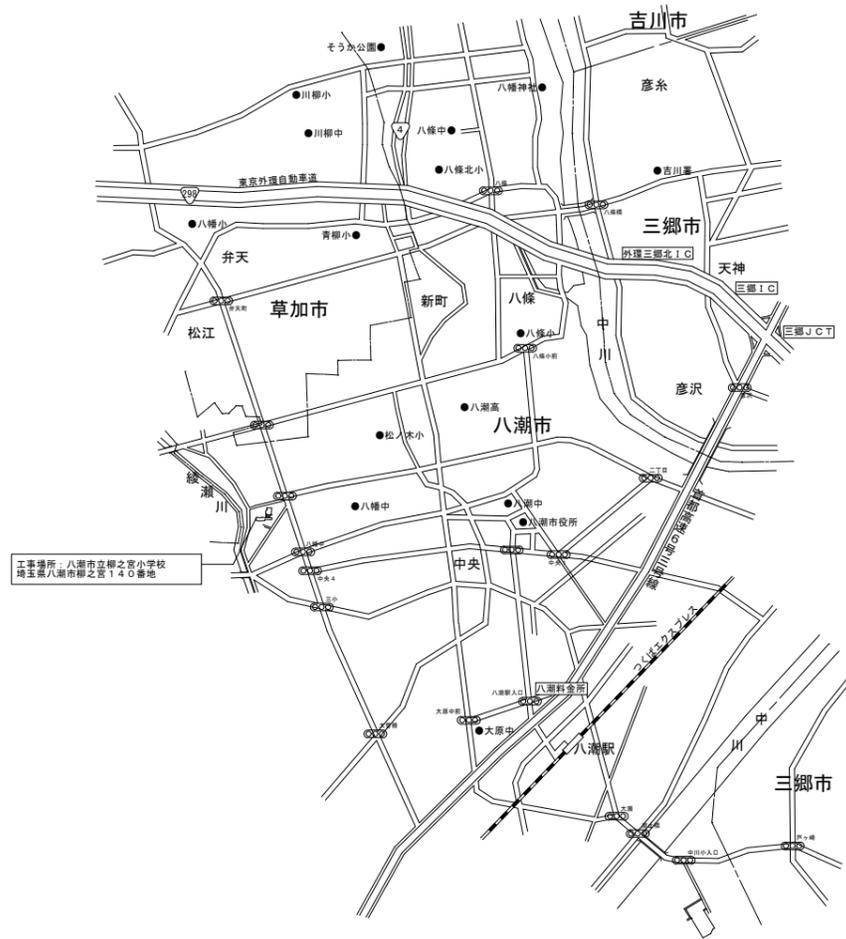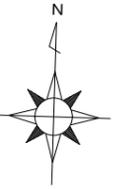

案内図

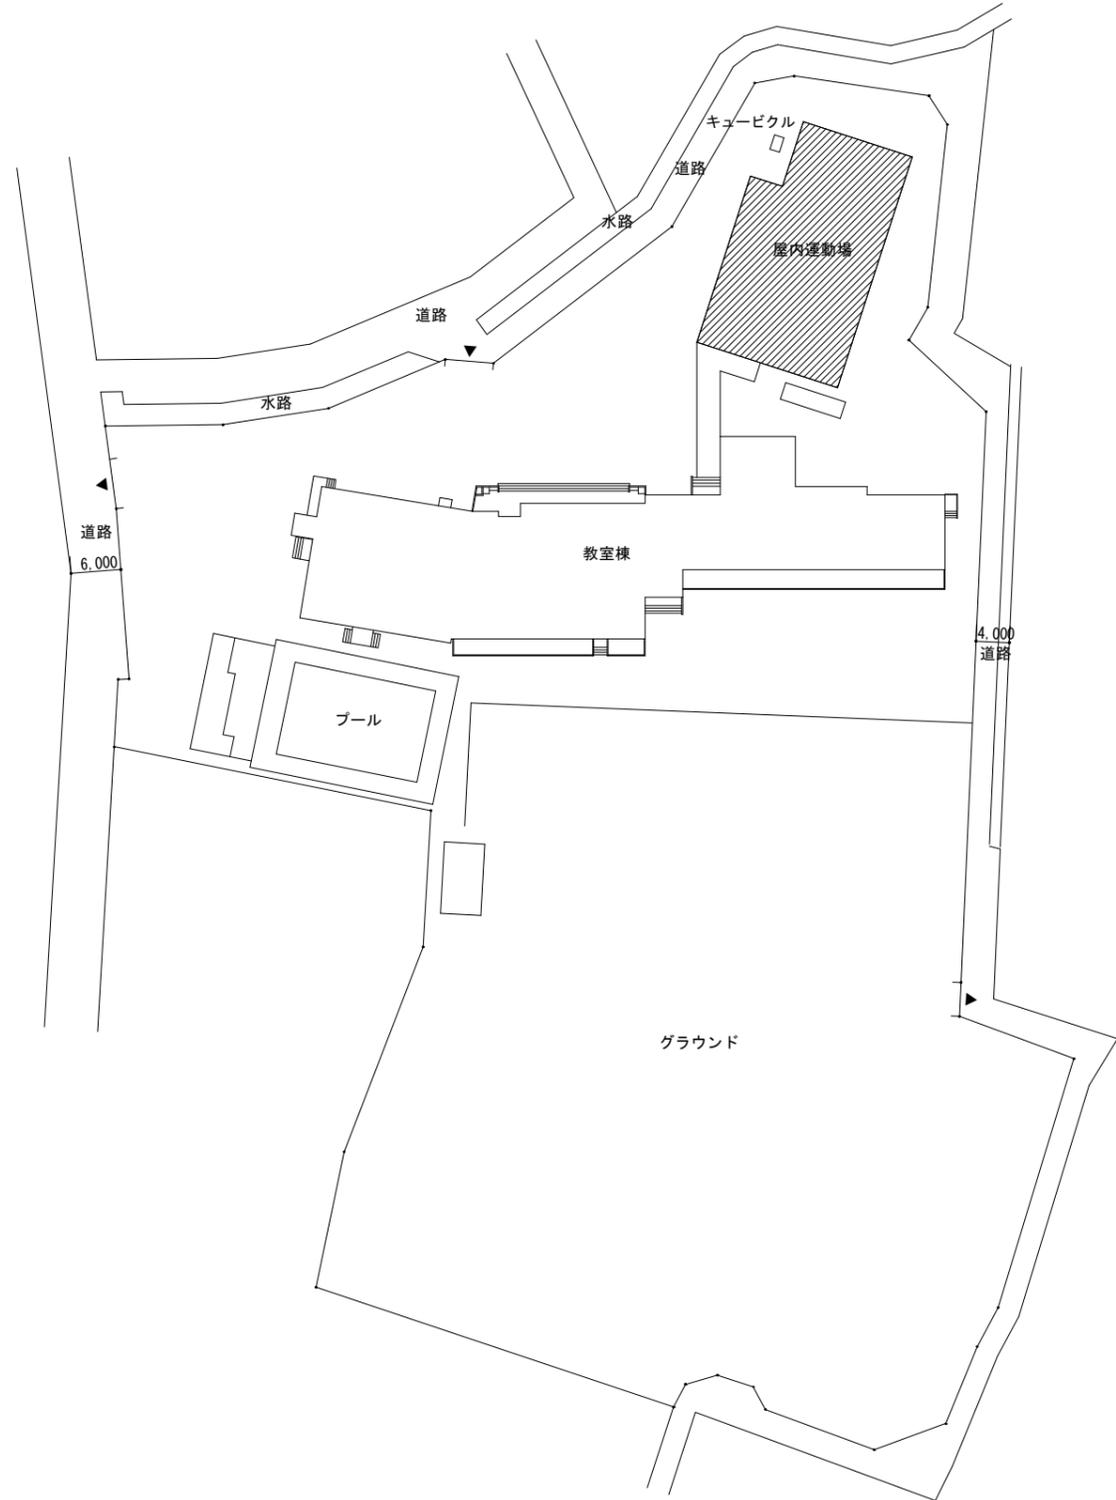

配置図 S=1/600

◆ 凡例
 工事対象建物を示す

摘要	設計年月日	縮尺	工事名称	図名	図面番号
		A2:S=1/600	小学校体育館空調設備設置工事(柳之宮小学校)	配置図・案内図	M-03