
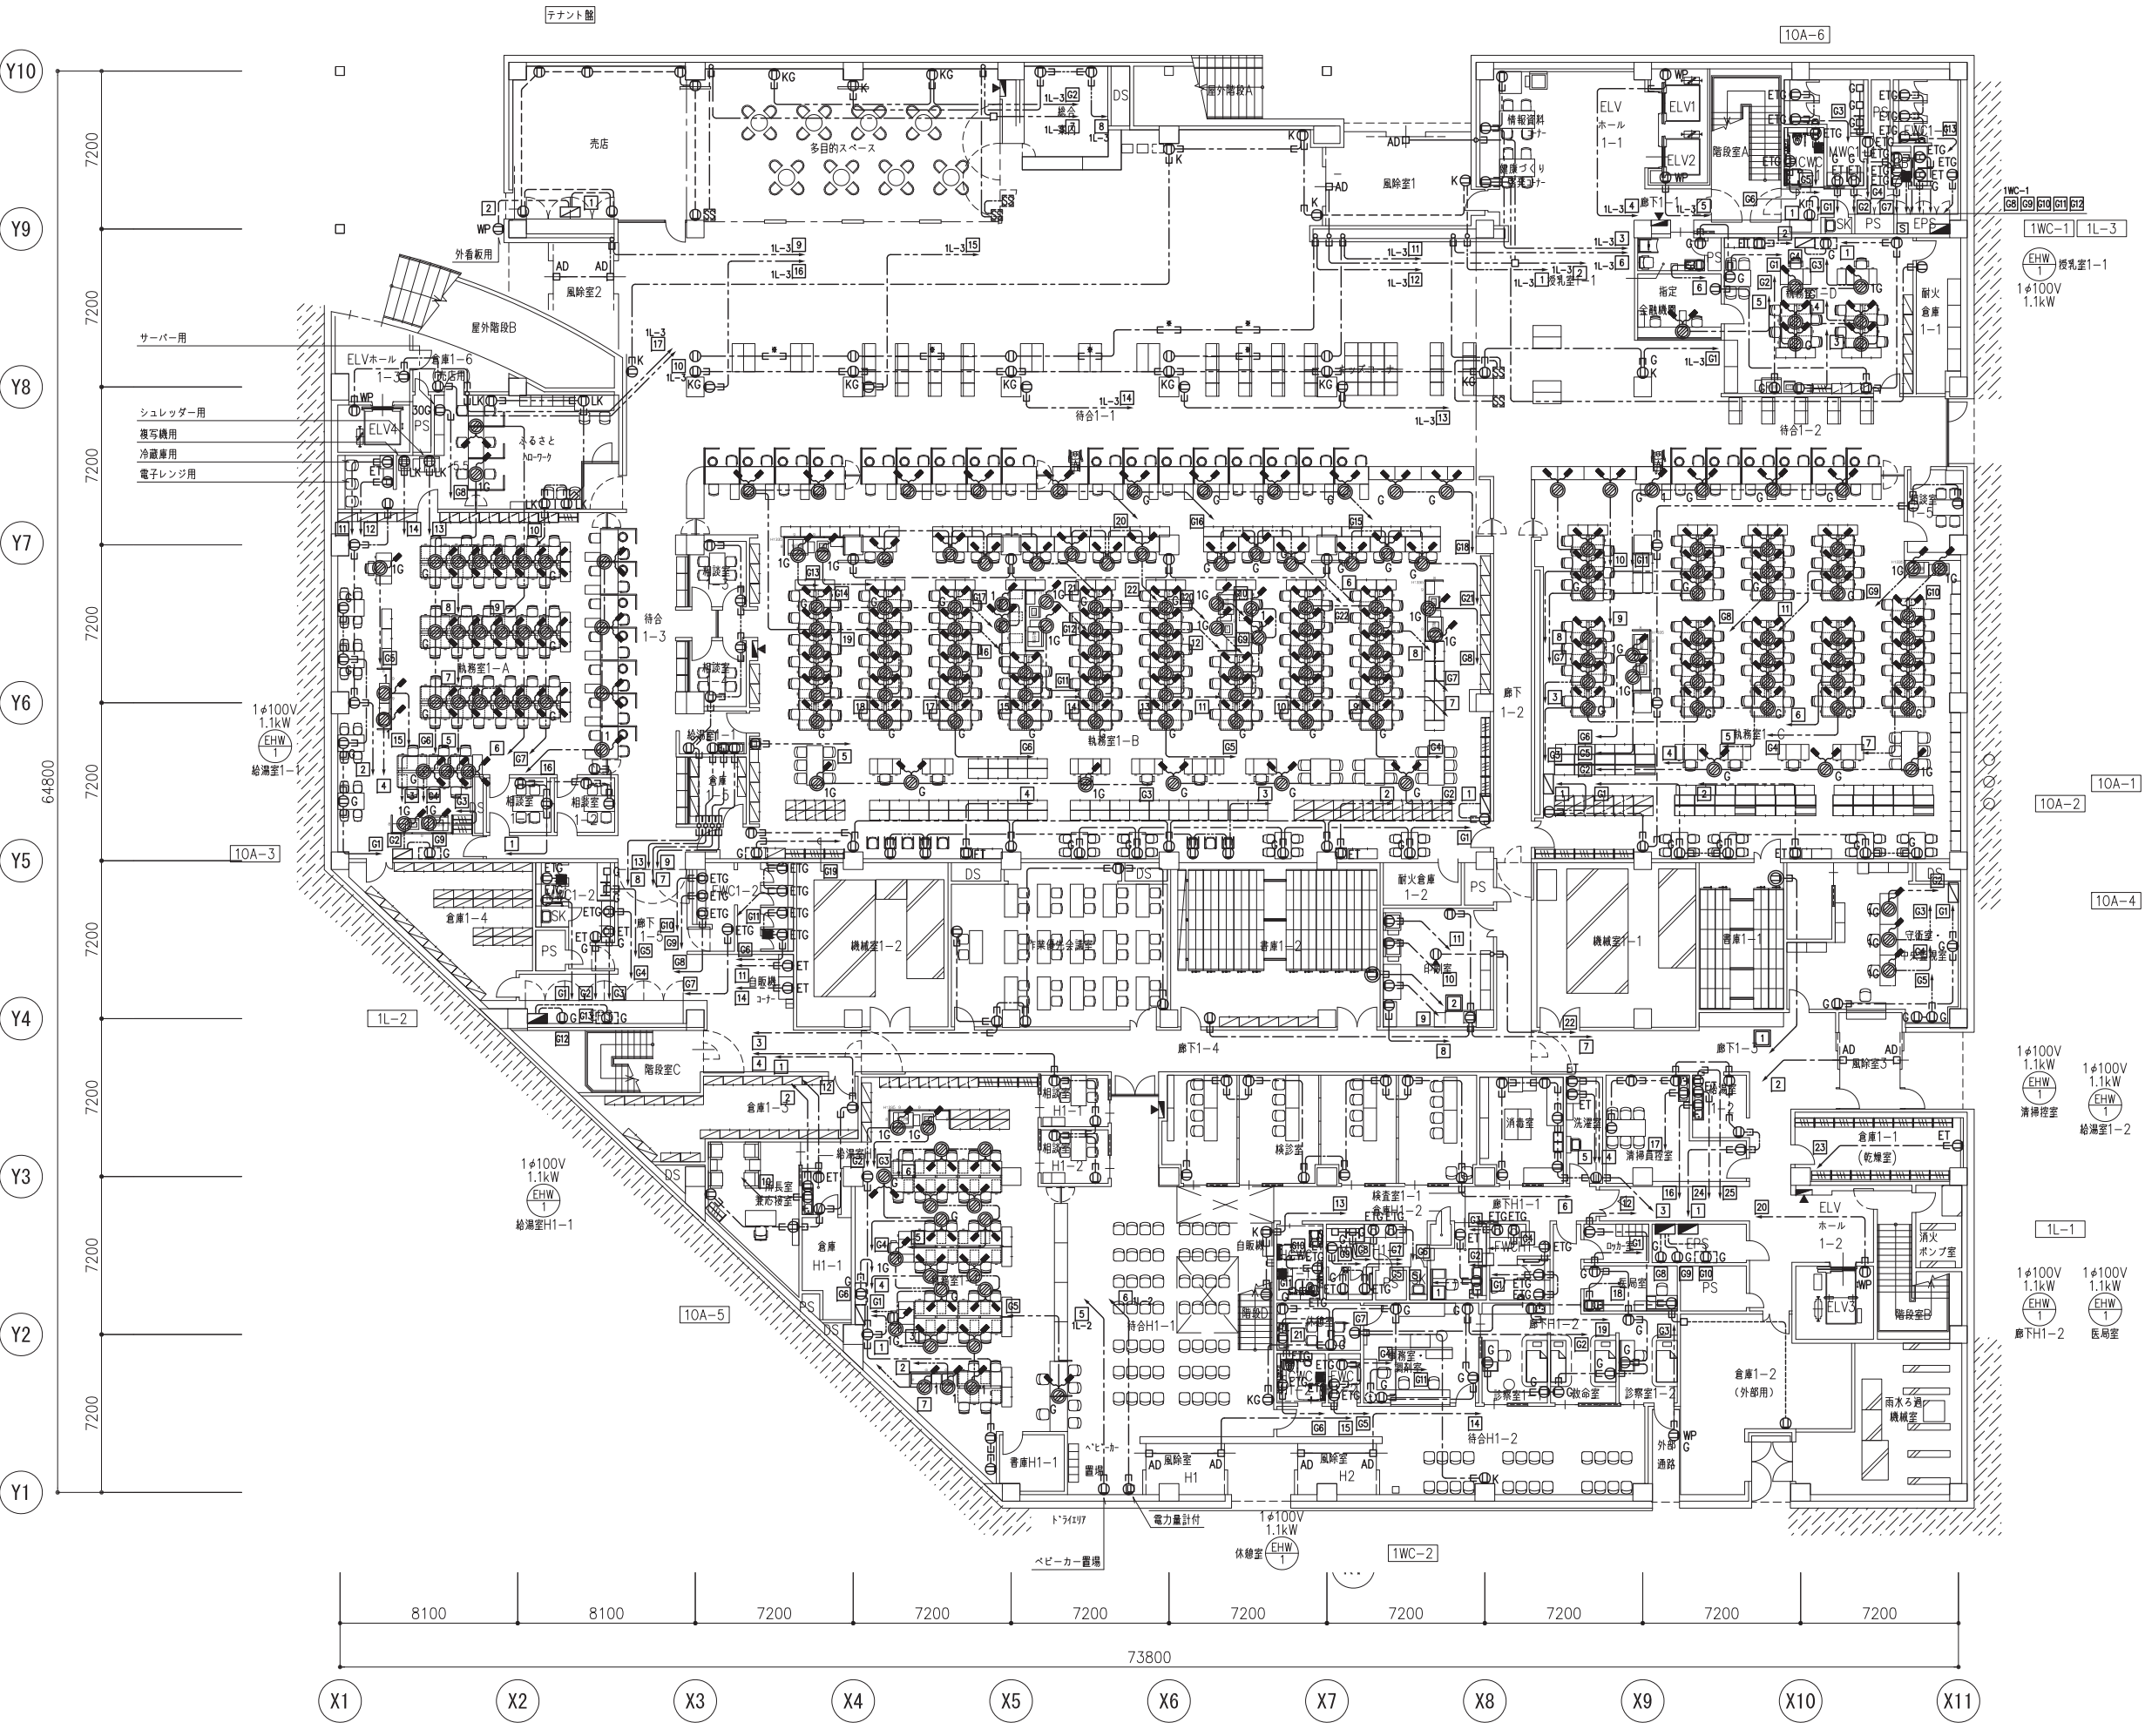



記号	名称	仕様(参考)
☐	電灯分電盤	
☐	OA盤・テナント盤	
Ⓜ	壁付コンセント 2P15AEx2	Panasonic SO-STYLE相当品
ⓂET	壁付コンセント 2P15AEx2 ETx1	Panasonic SO-STYLE相当品
ⓂWP	壁付コンセント 2P15AEx2 ETx1 屋外用	薄型カバー
ⓂK	壁付コンセント 2P15AEx2 キー付	薄型カバー
ⓂLK	壁付コンセント 2P15AEx2 引掛形	Panasonic SO-STYLE相当品
Ⓜ30	壁付コンセント 2P30AEx1 引掛形	NEMA L5-30
ⓂG	壁付コンセント 2P15AEx2 充電機回路	Panasonic SO-STYLE相当品
Ⓜ	天井付コンセント 2P15AEx2 引掛形	Panasonic SO-STYLE相当品
Ⓜ	壁付コンセント 2P20AEx1 引掛形 250V	
Ⓜ	OA用コンセント 2P15AEx2	インナータイプ
Ⓜ	床付コンセント 2P15AEx2	TERADA バリアフリー対応スマートコンセント相当品
ⓂG	床付コンセント 2P15AEx2 充電機回路	TERADA バリアフリー対応スマートコンセント相当品
Ⓜ	2重床内ケーブル用ジョイントボックス	OAフロアメーカー推奨品相当コンセントタイプ
Ⓜ	ハーネス2分岐	
Ⓜ	OAタップ 2P15A (抜止) x6 x1	5mケーブル付(コンセント接続)
Ⓜ	2重床内ケーブル用ジョイントボックス	OAフロアメーカー推奨品相当コンセントタイプ
Ⓜ	ハーネス2分岐	
Ⓜ	OAタップ 2P15A (抜止) x6 x2	5mケーブル付(コンセント接続)
Ⓜ	露出コンセント 2P15AEx2	端子盤内収納
ⓂU	USBコンセント+接地コンセントセット	神保電器 KAG-2565 SB相当品
☑	電源送り	
☑	什器連結コンセント(電源送り)	
ⓂEX	電話交換機	構内交換設備
Ⓜ	インターホン観視機	インターホン設備
ⓂCC	ローカルコントロール盤	入退室管理設備
ⓂE	耐震伝機	自動火災報知設備
ⓂSS	ガス漏れ検知器	自動火災報知設備
ⓂSS	盗警防止用運動中継器	自動火災報知設備
☐	アウトレットボックス	
ⓂAD	アウトレットボックス(自動ドア用)	
Ⓜ	AC 1φ200V コンセント回路	
Ⓜ	AC 1φ100V コンセント回路	
ⓂG	AC-GC 1φ100V コンセント回路	
---	天井コロボシ配線	
---	隠ぺい配線	
---	露出配線	配管指定色塗装
---	床インベイ配線	
---	二重床コロボシ配線	
---	スラブ打込み配線	
ブルボックス凡例 ☐ooo ブルボックスに表記してある数字は大きさを示す。 222の場合、以下参照のこと。 W=200, H=200, D=200 WP: 防水耐衝撃給電メッキ		

注記 1. 特記なき配管配線は下記とする。

- EM-EEF2.0-3C 保護管 (PF22)
- EM-EEF2.0-3Cxn 保護管 (PF22) xn
- EM-CE5.5"-3C 保護管 (PF28)
- EM-EEF2.0-3C (PF22)
- EM-EEF2.0-3C (E25)
- EM-EEF2.0-3C (G22)
- EM-EEF2.0-3C 保護管 (PF22)

2. ケーブル配線に於いて、壁立上げ・引下げ箇所ではケーブル保護管の高保護管使用の事。

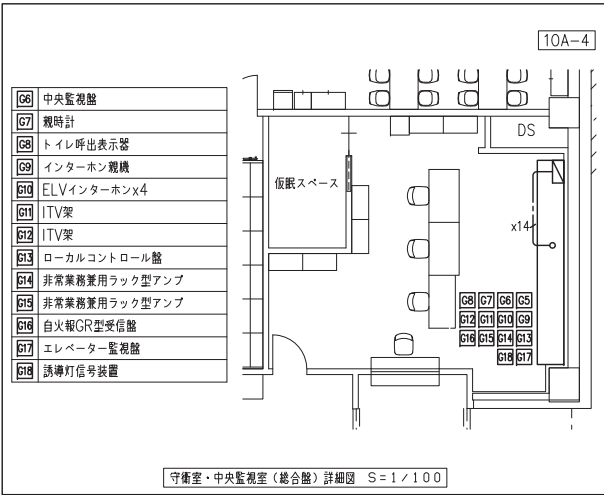

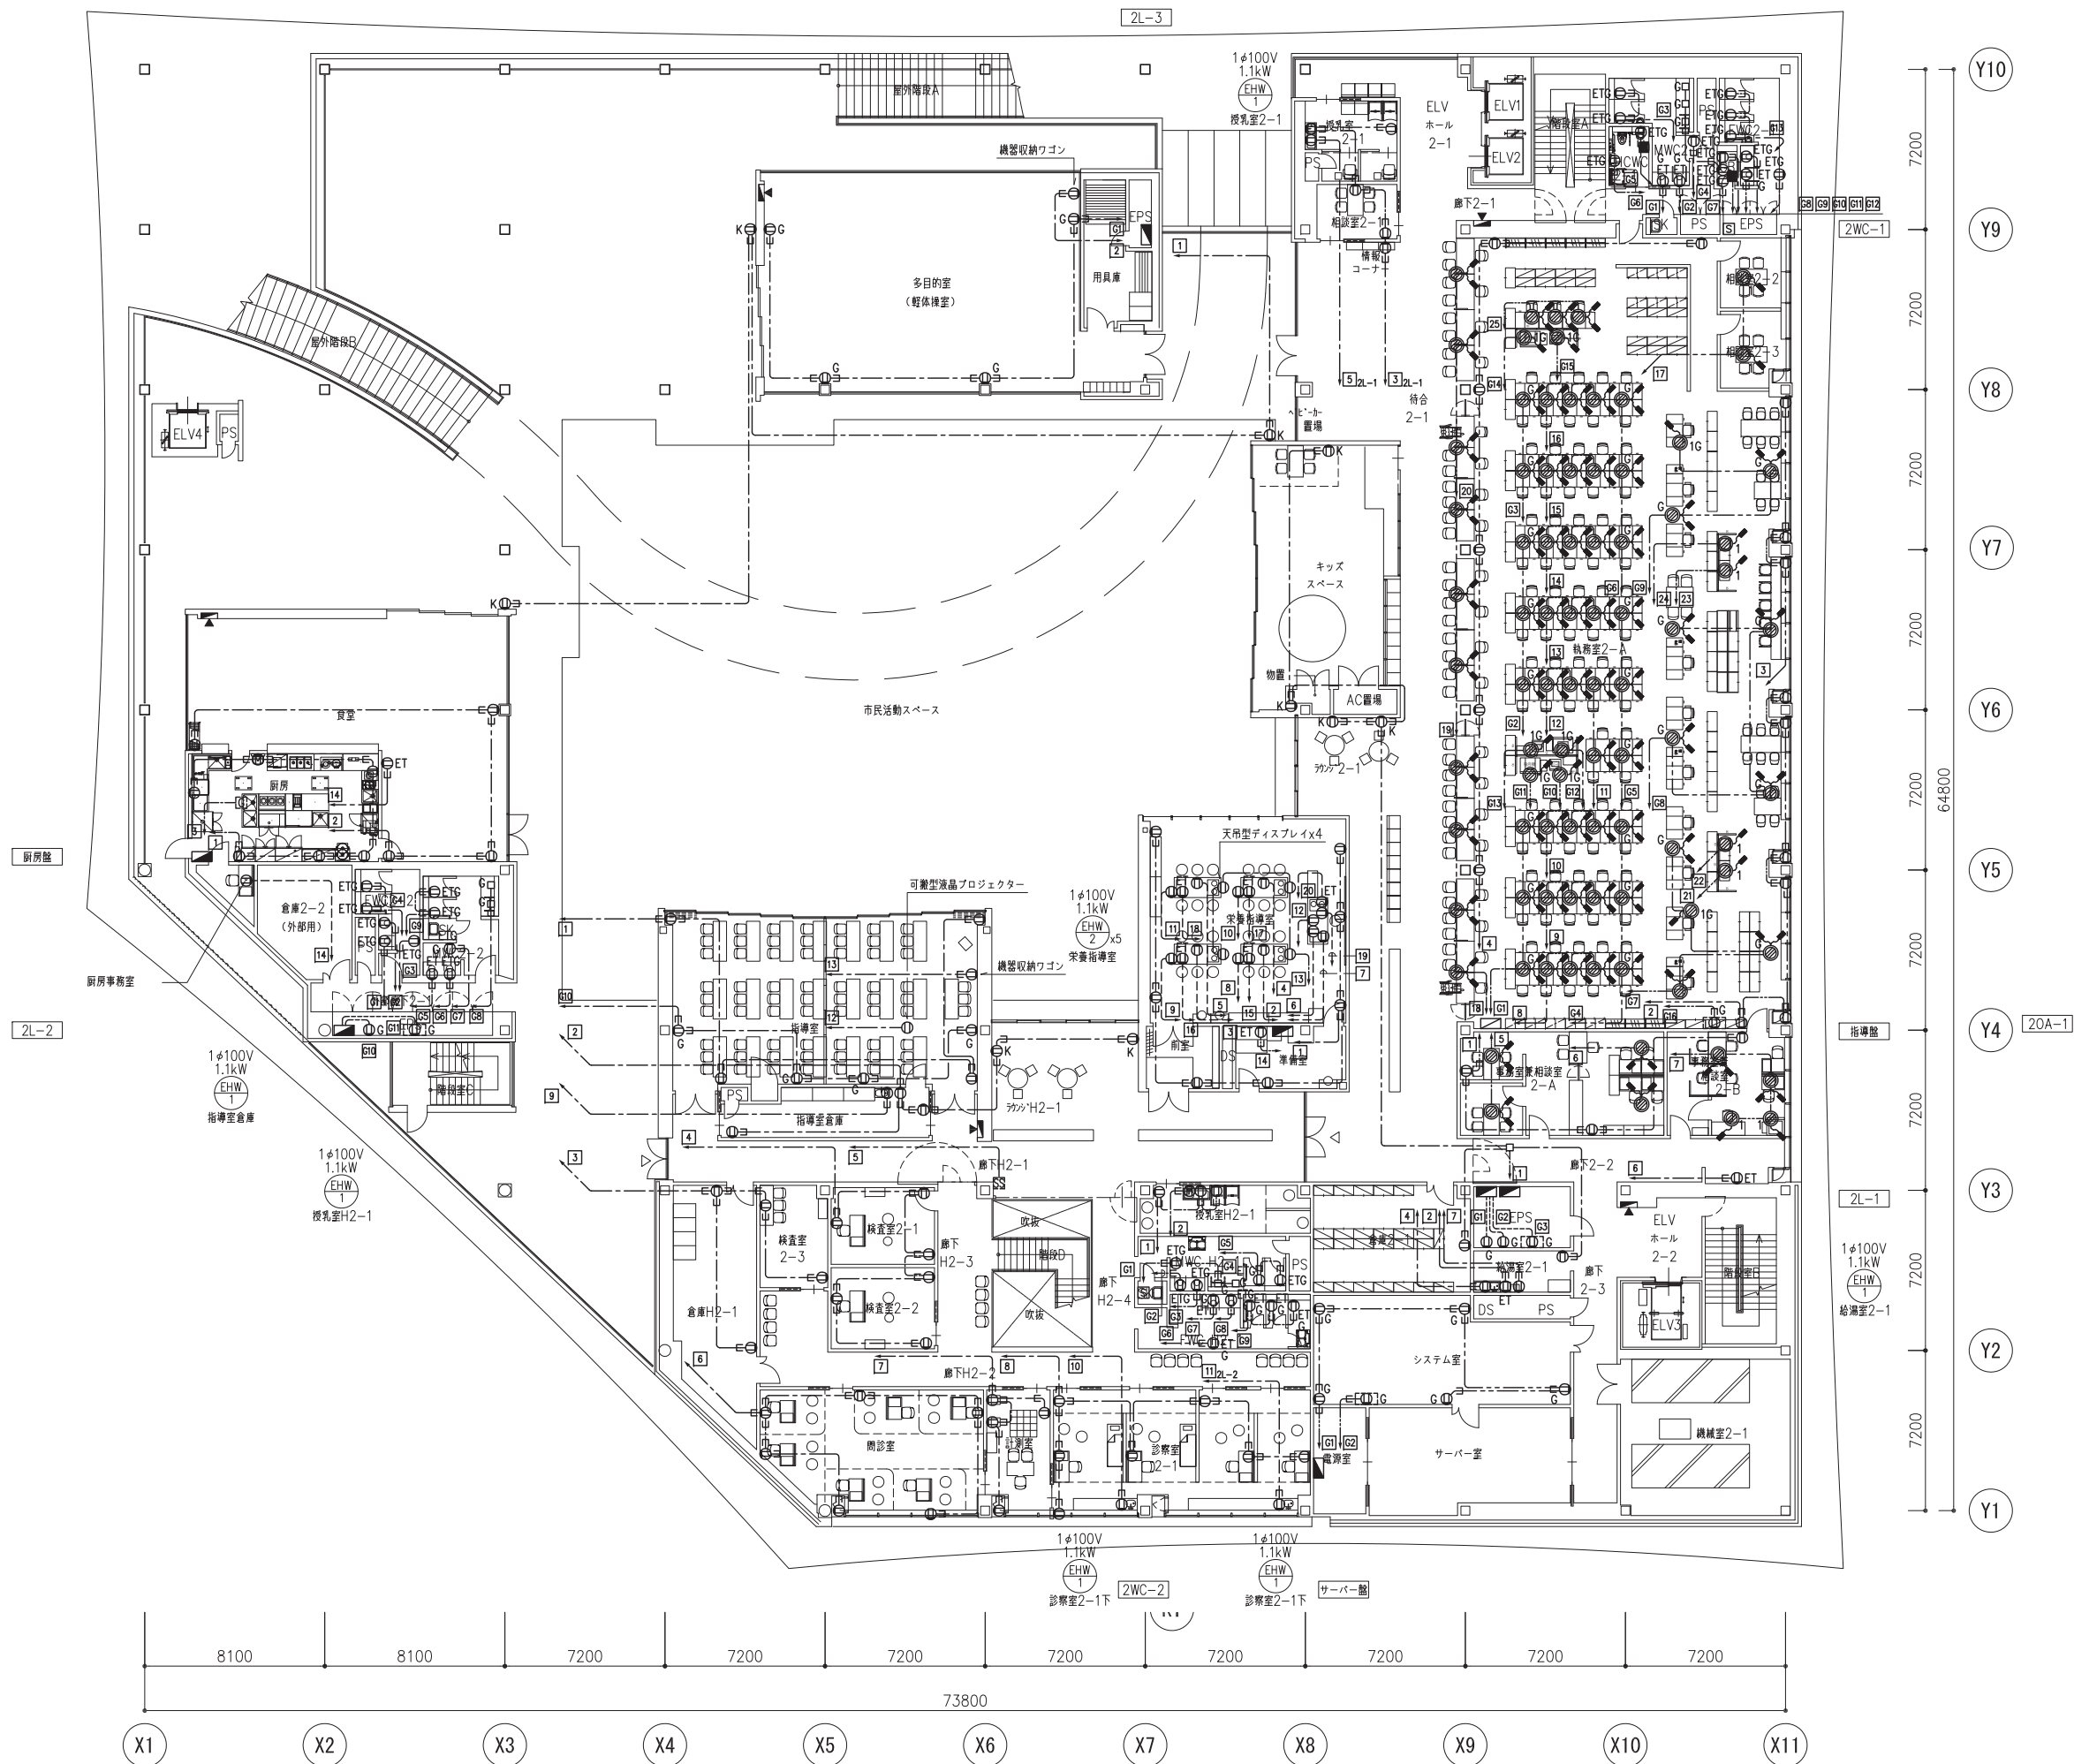

八潮市 企画財政部
アセットマネジメント推進課

履歴

日付

2021.05

工事名称

八潮市新庁舎建設工事（電気設備工事）



図面名称

コンセント設備 新庁舎2階平面図


縮尺
S=1:150 (A1)
S=1:300 (A3)

図面番号




E-067

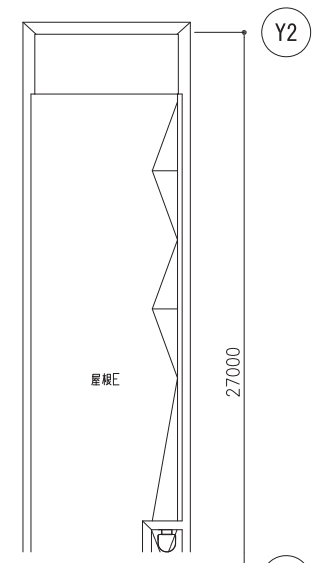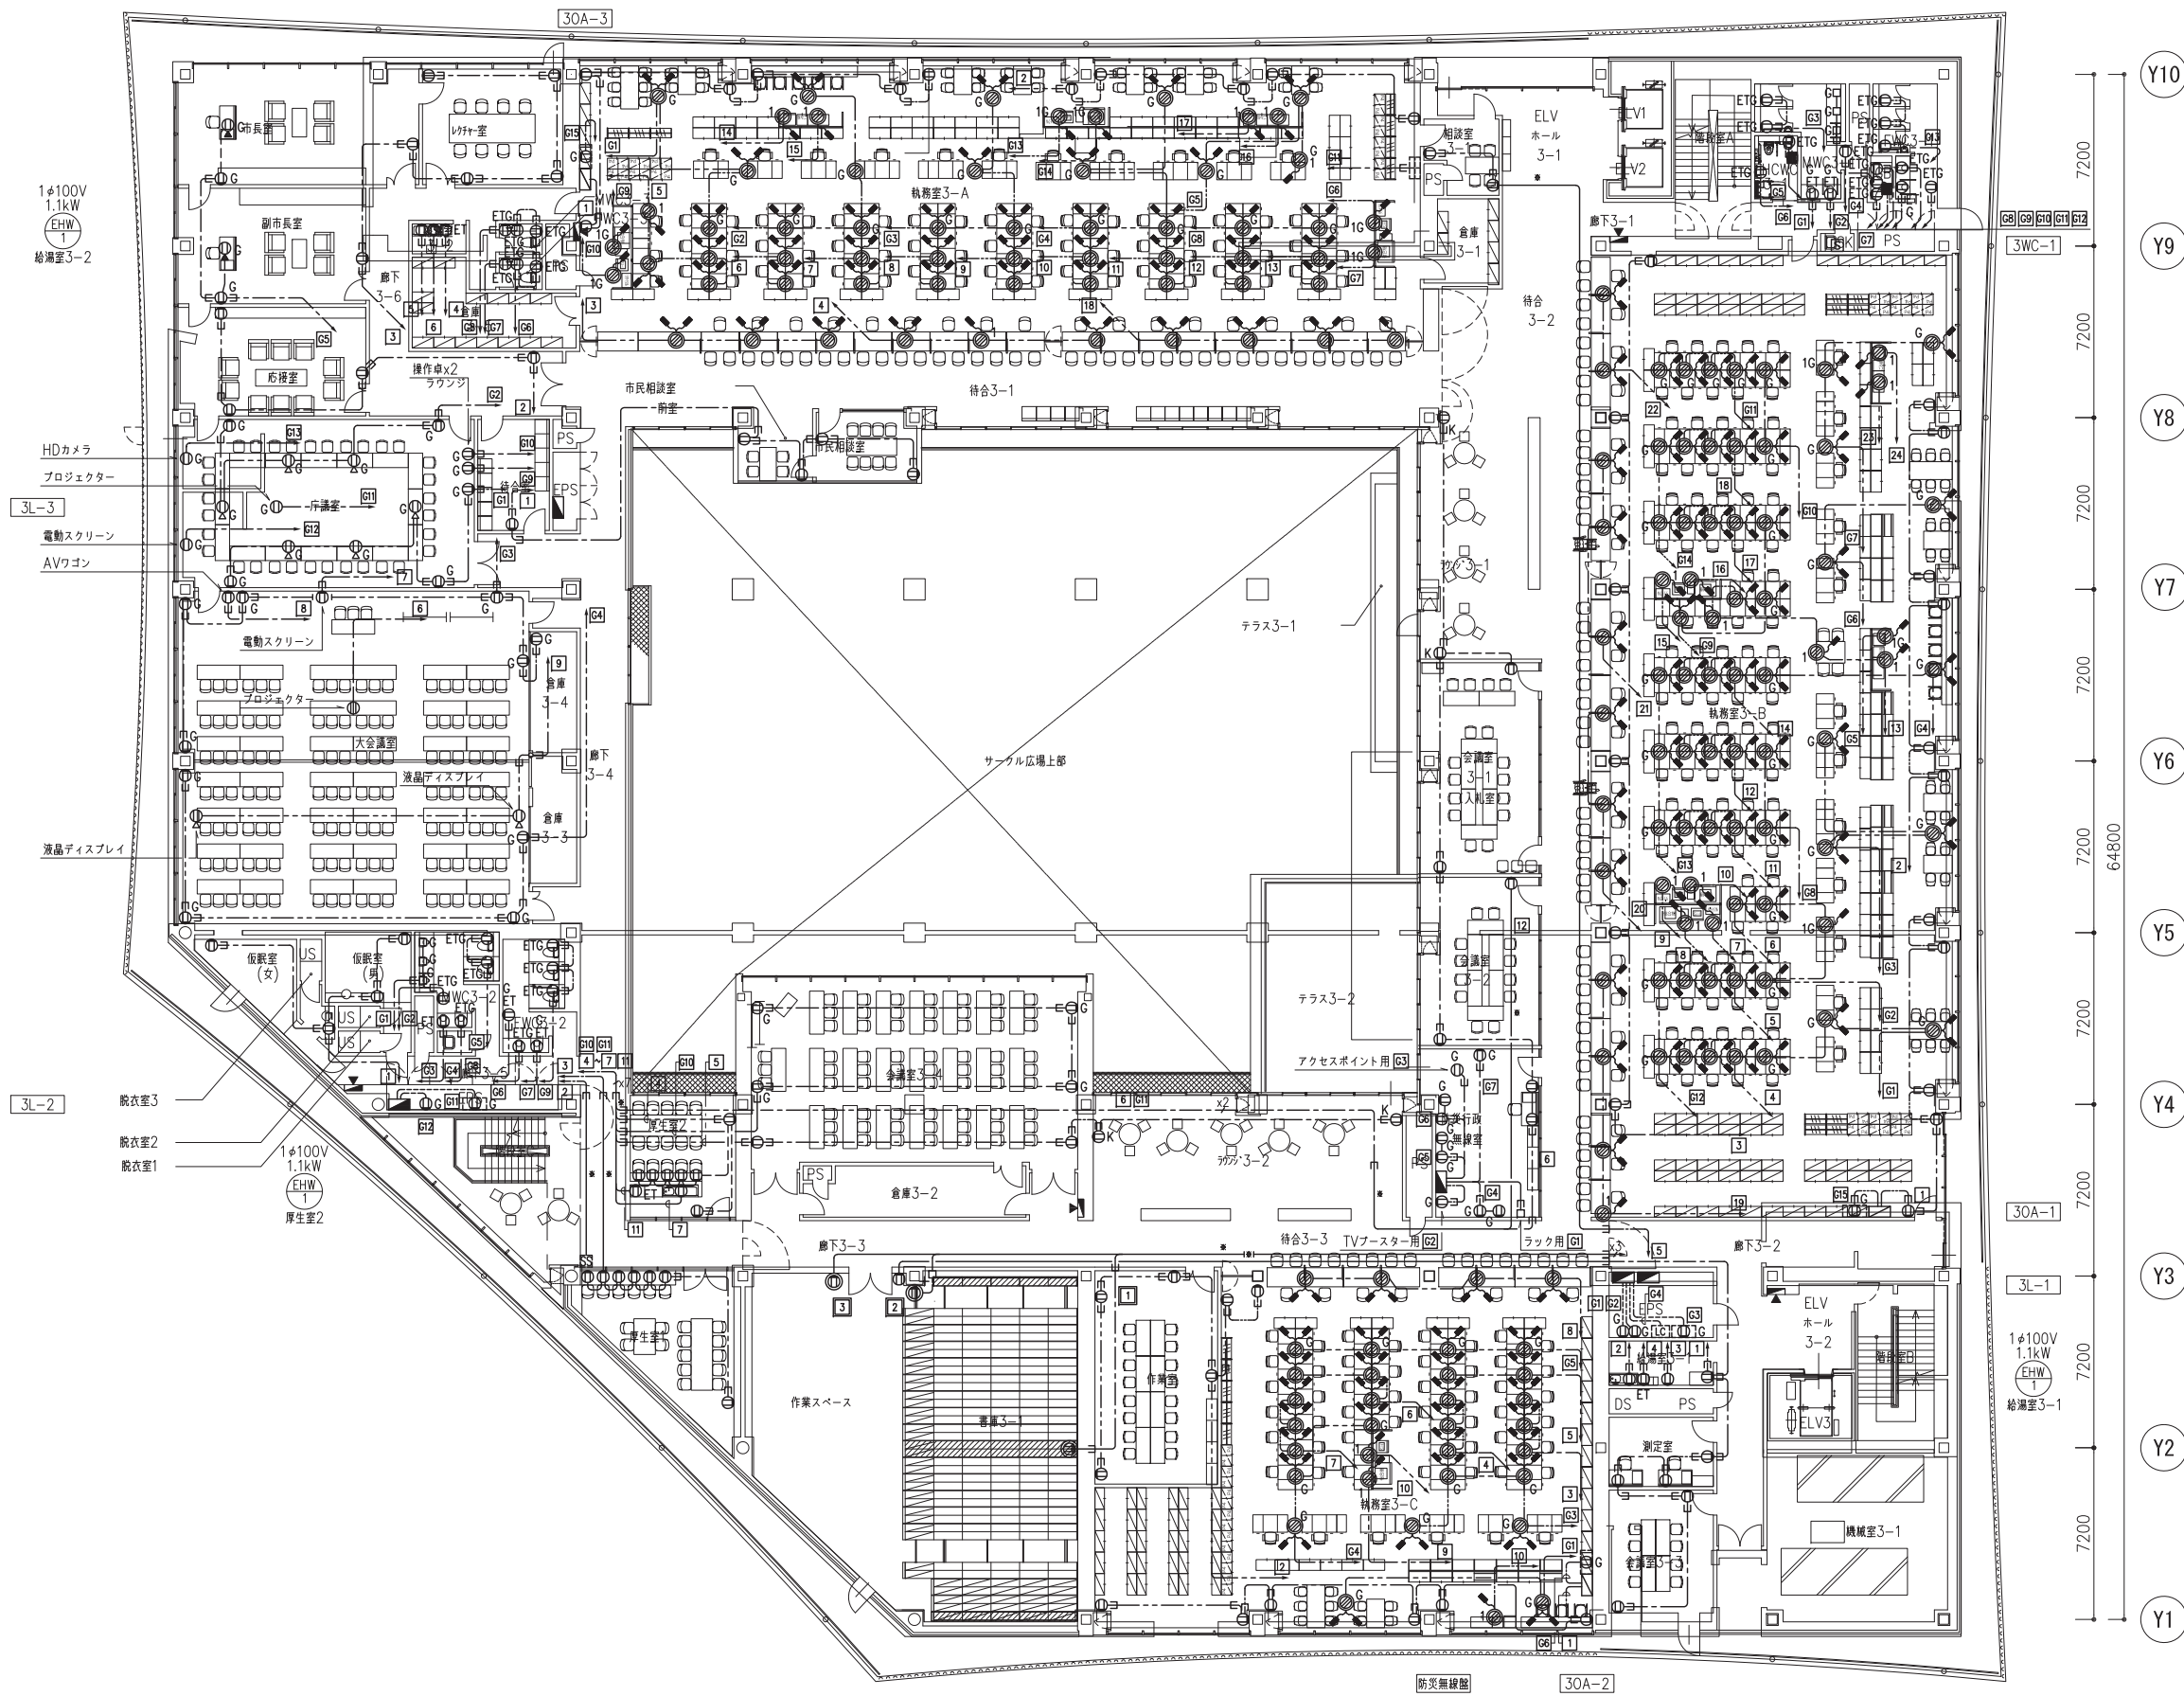

8100	8100	7200	7200	7200	7200	7200	7200	7200	7200
------	------	------	------	------	------	------	------	------	------

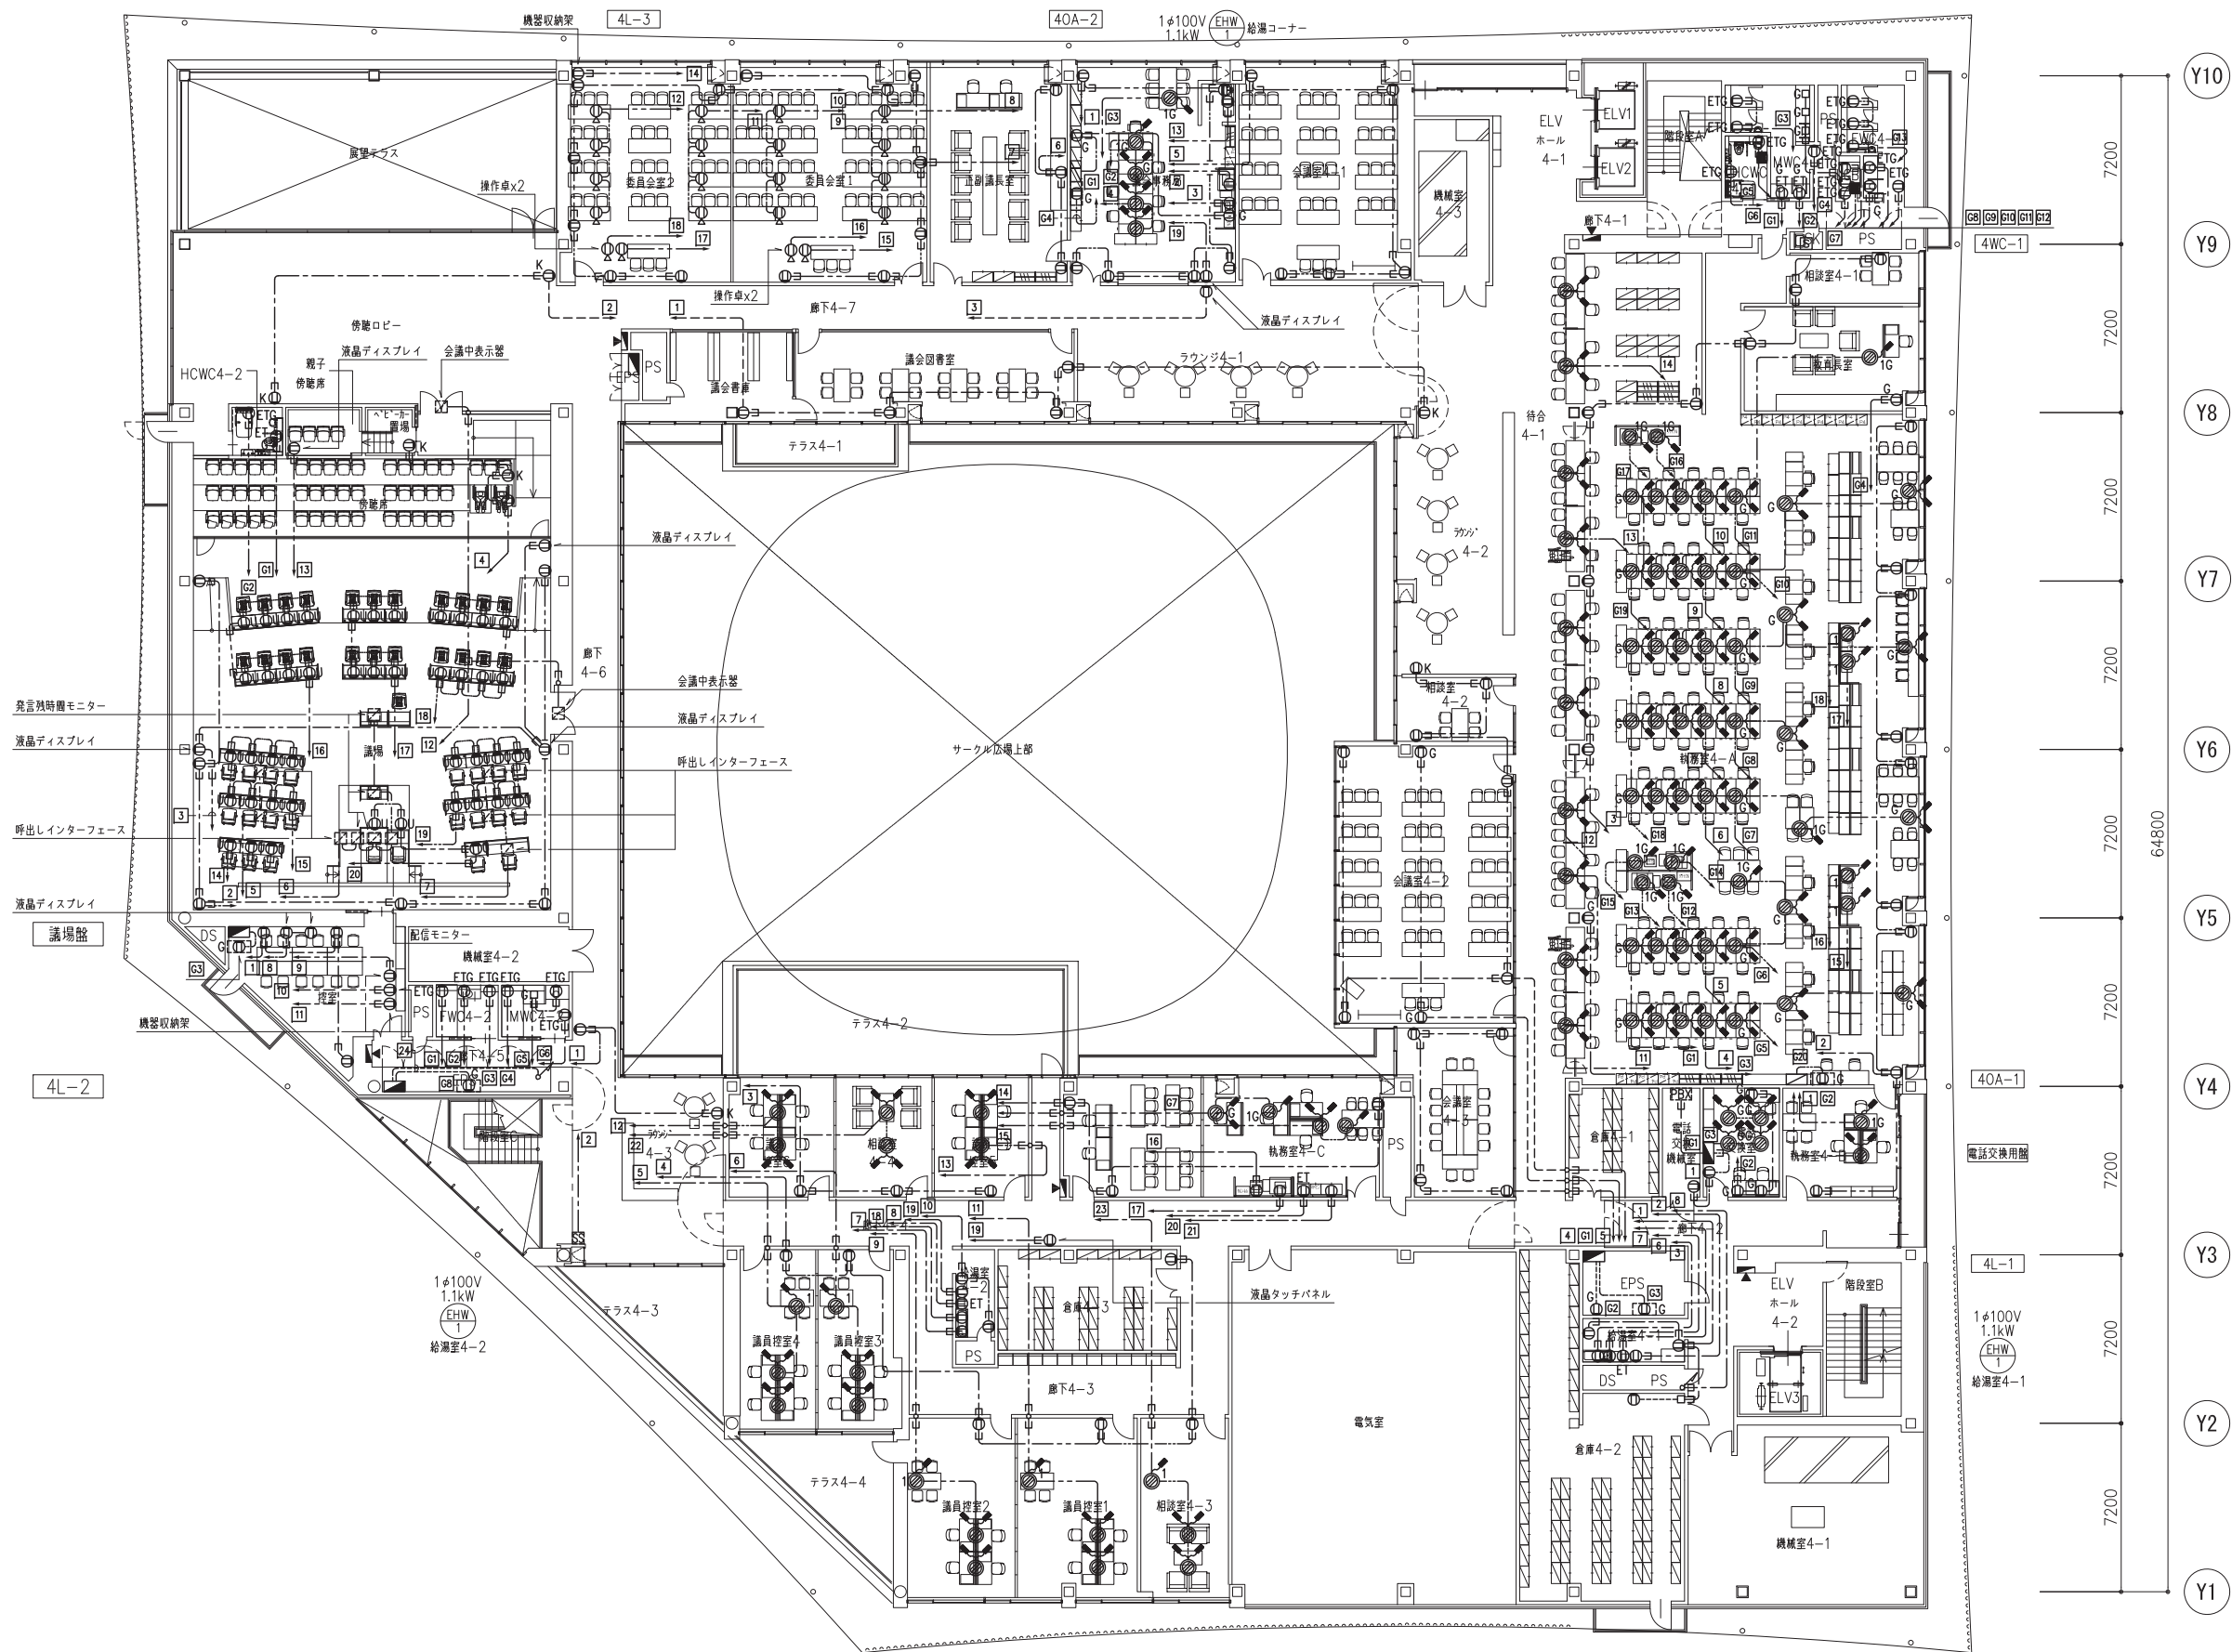

8100	8100	7200	7200	7200	7200	7200	7200	7200	7200
------	------	------	------	------	------	------	------	------	------

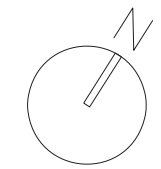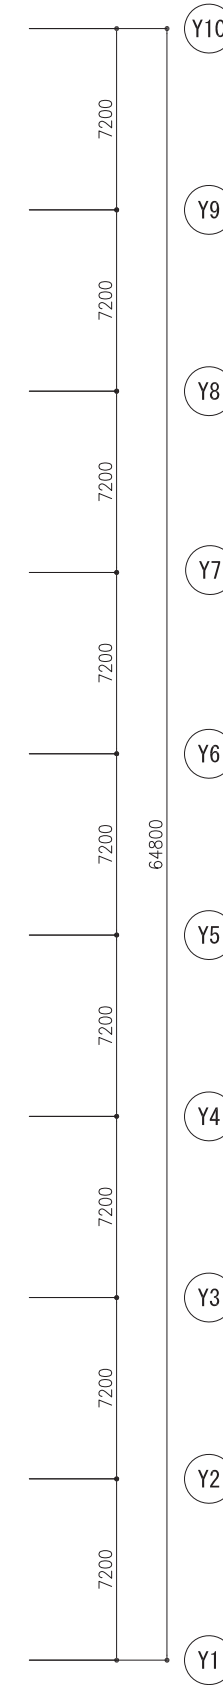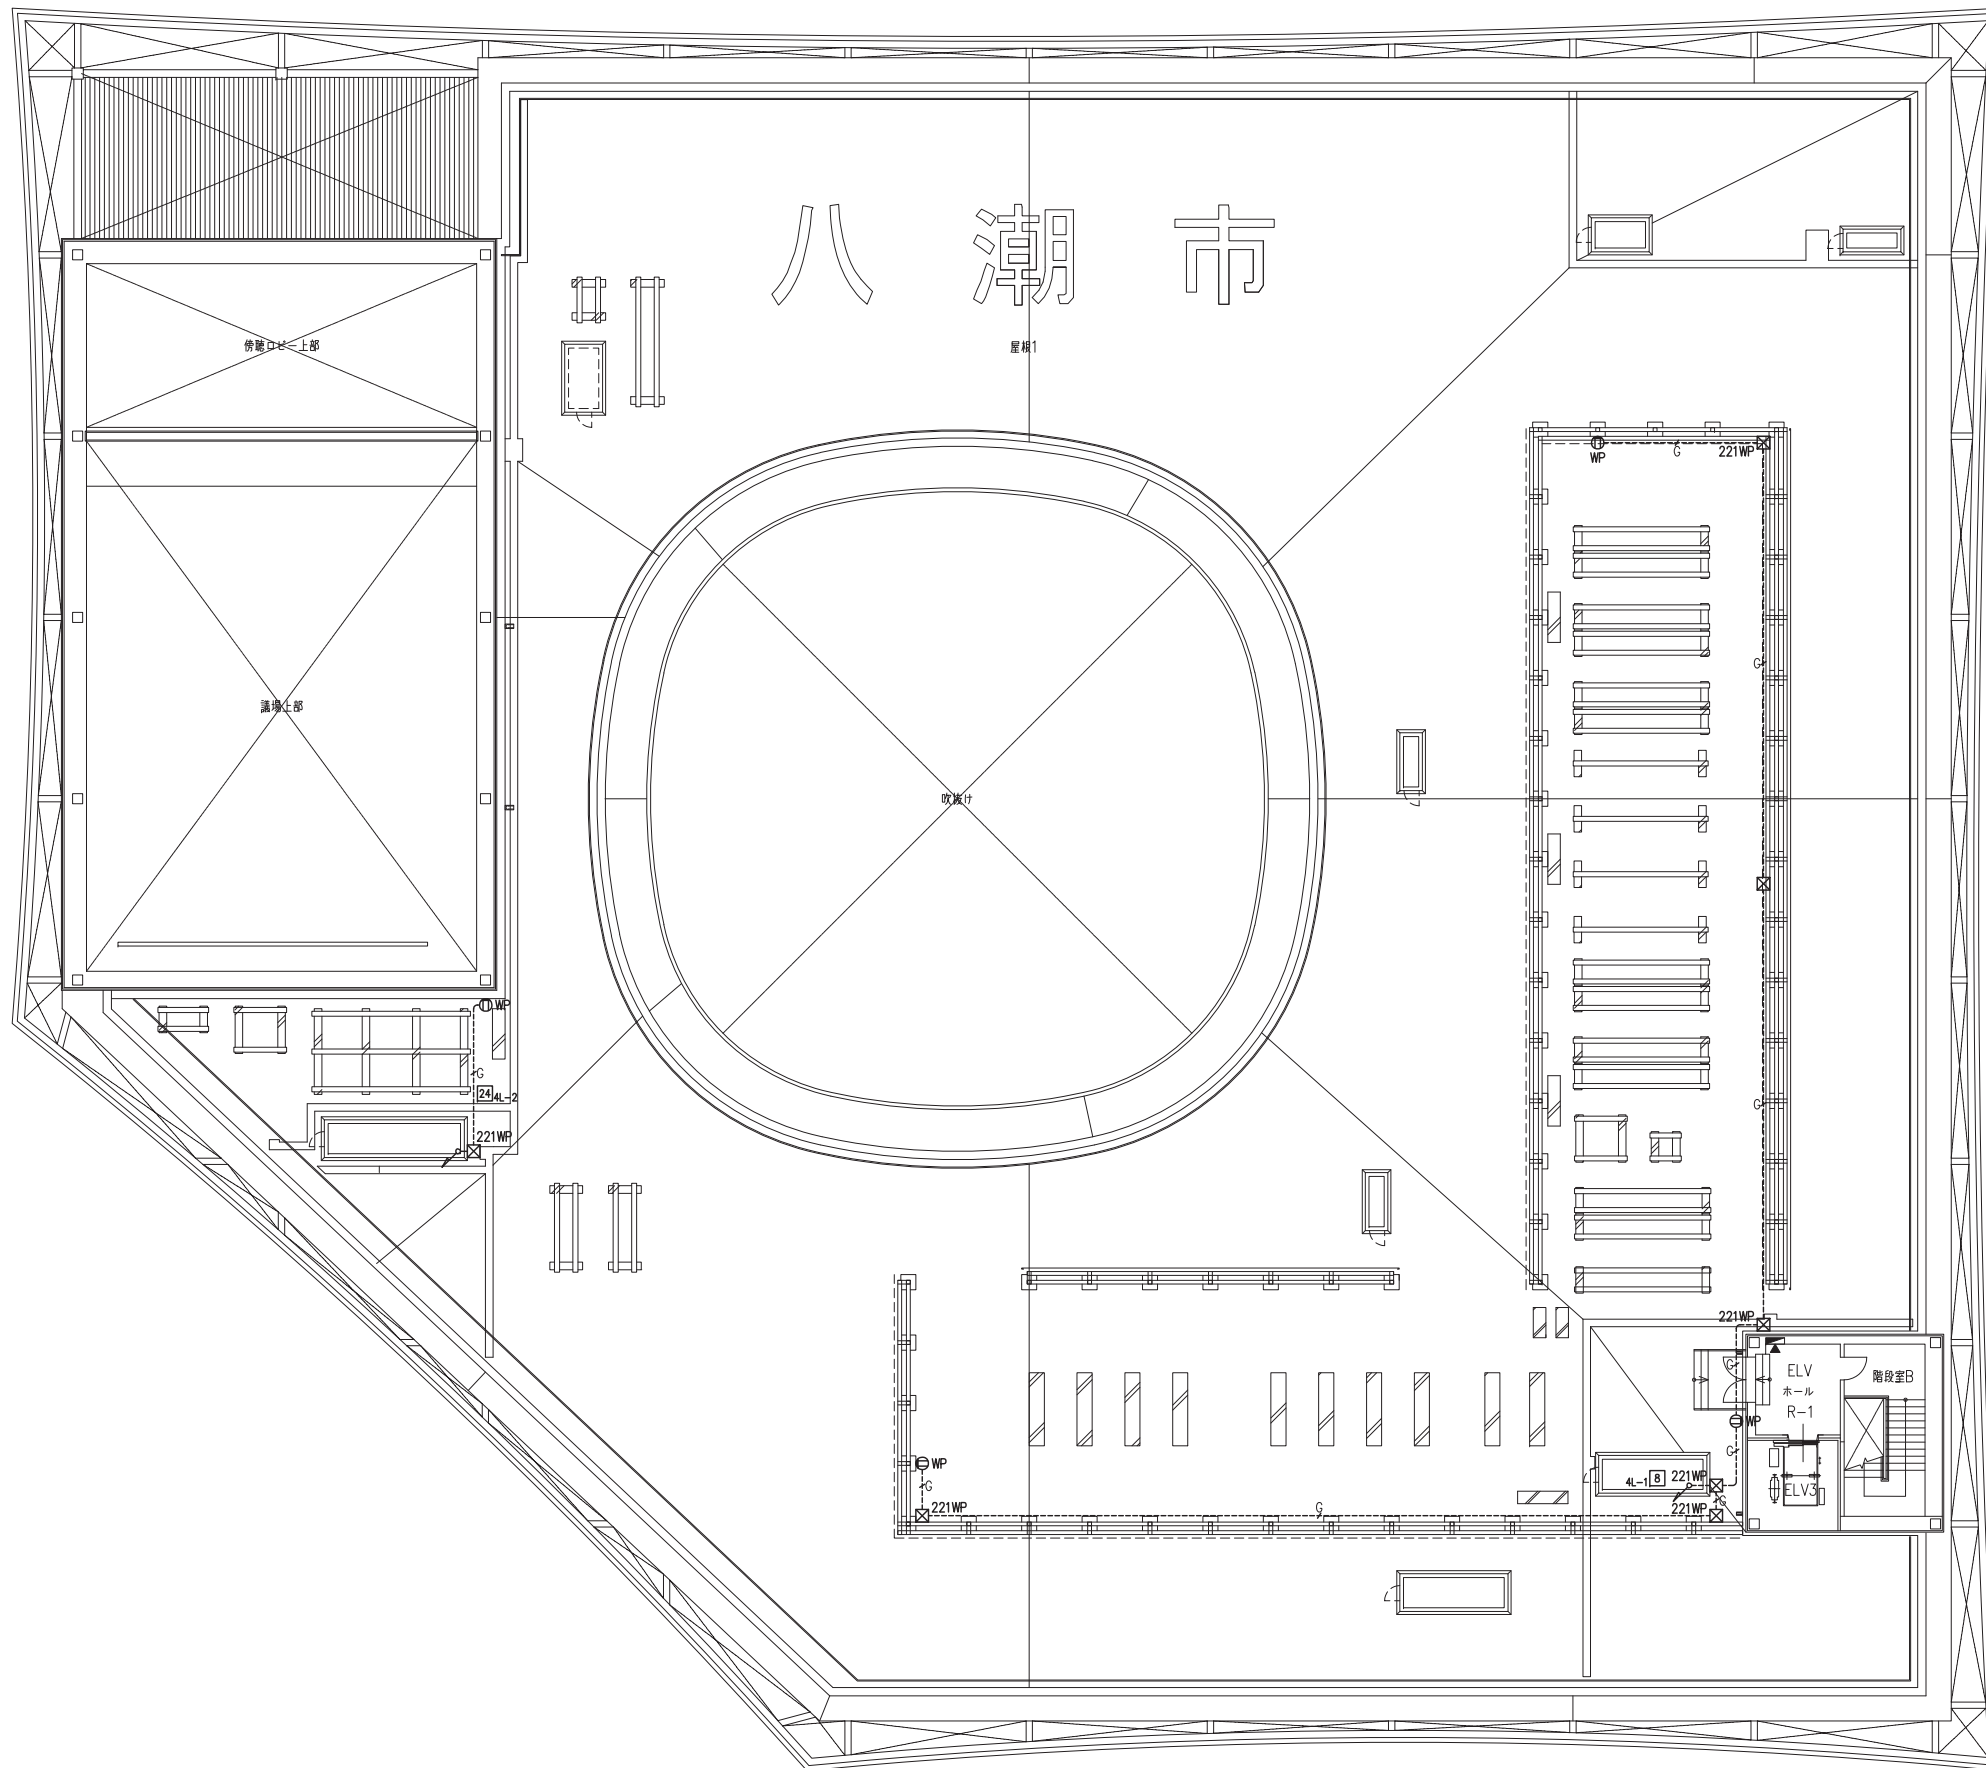


層別	8100	8100	7200	7200	7200	7200	7200	7200	7200	7200


日付
2021.05

工事名称	八潮市新庁舎建設工事（電気設備工事）		図面番号
図面名称	コンセント設備 新庁舎R階平面図	縮尺	S=1:150 (A1) S=1:300 (A3)


E-070

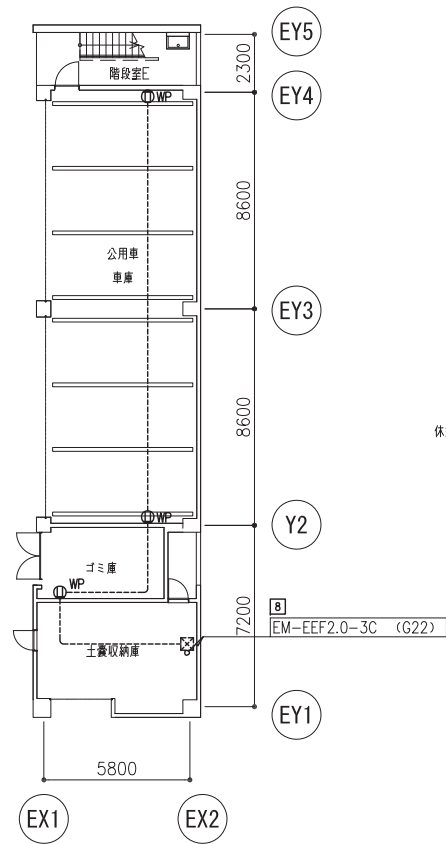

新東棟1階平面図

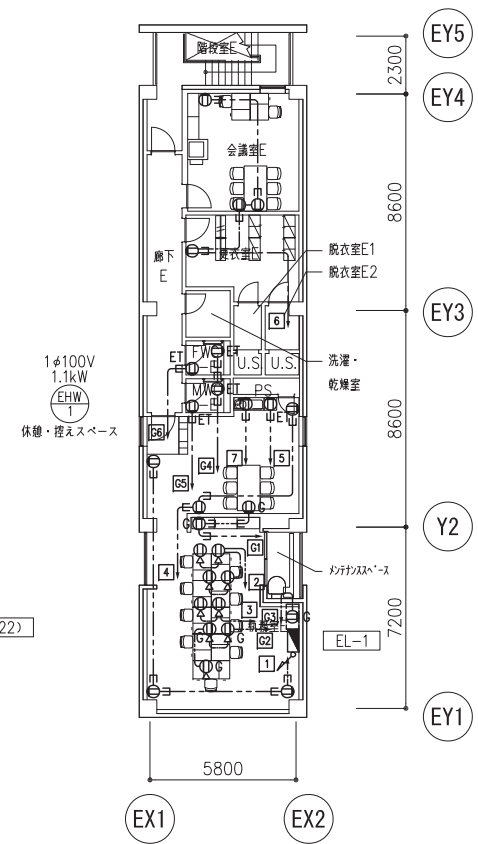

新東棟2階平面図

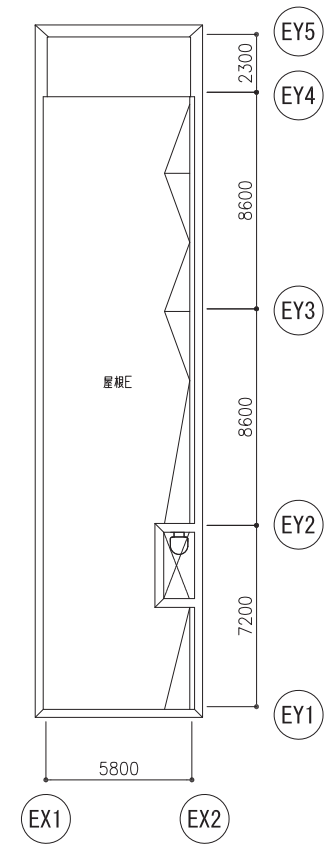

履歴									