

本庁舎周辺埋設設備図


別添資料 7

屋内消火栓用防火水槽 (機械室地下ピット)

雑排水槽

A重油槽

防火水槽 (100t)

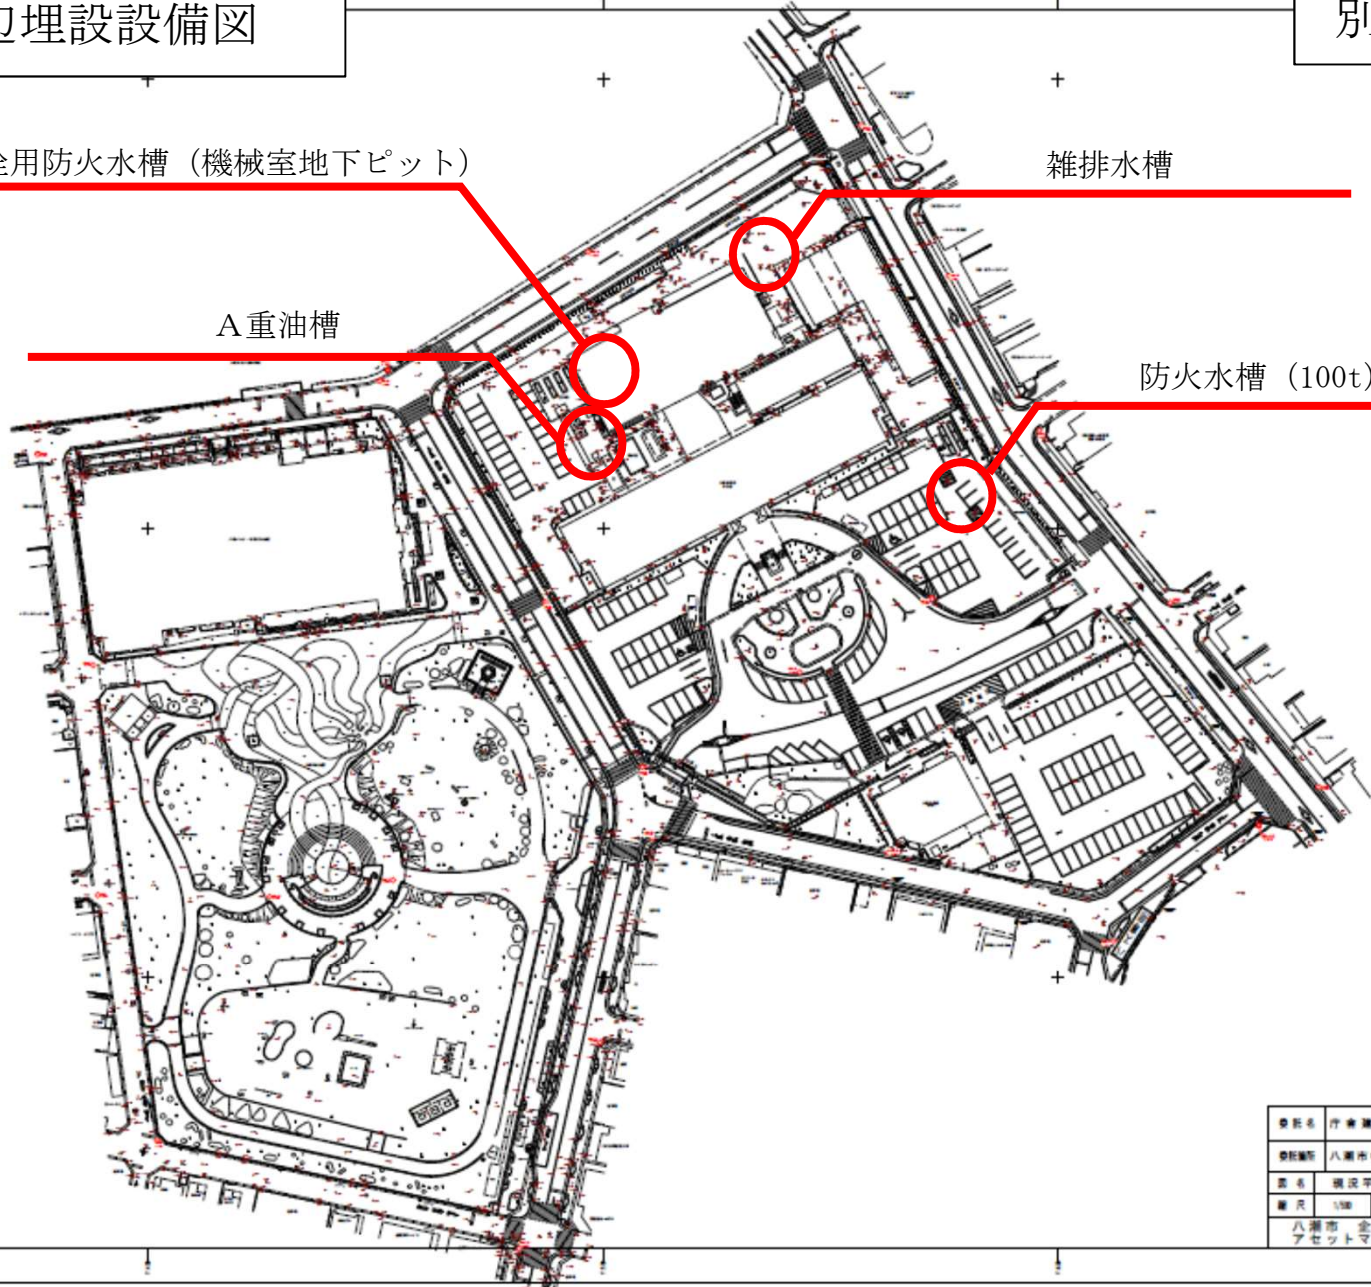

■	防火水槽 (100t)
○	屋内消火栓用防火水槽 (機械室地下ピット)
●	A重油槽
■	雑排水槽
■	その他埋設設備

委託者	庁舎建設事前調査業務委託
委託箇所	八潮市中央一丁目2番地1号地内
図名	埋設平面図
縮尺	1/500
作成年月日	
八潮市 企画財政部 アセットマネジメント推進課	

富士建設株式会社 八潮支店